



# 機械設備一般図

全体平面図 S=1:250

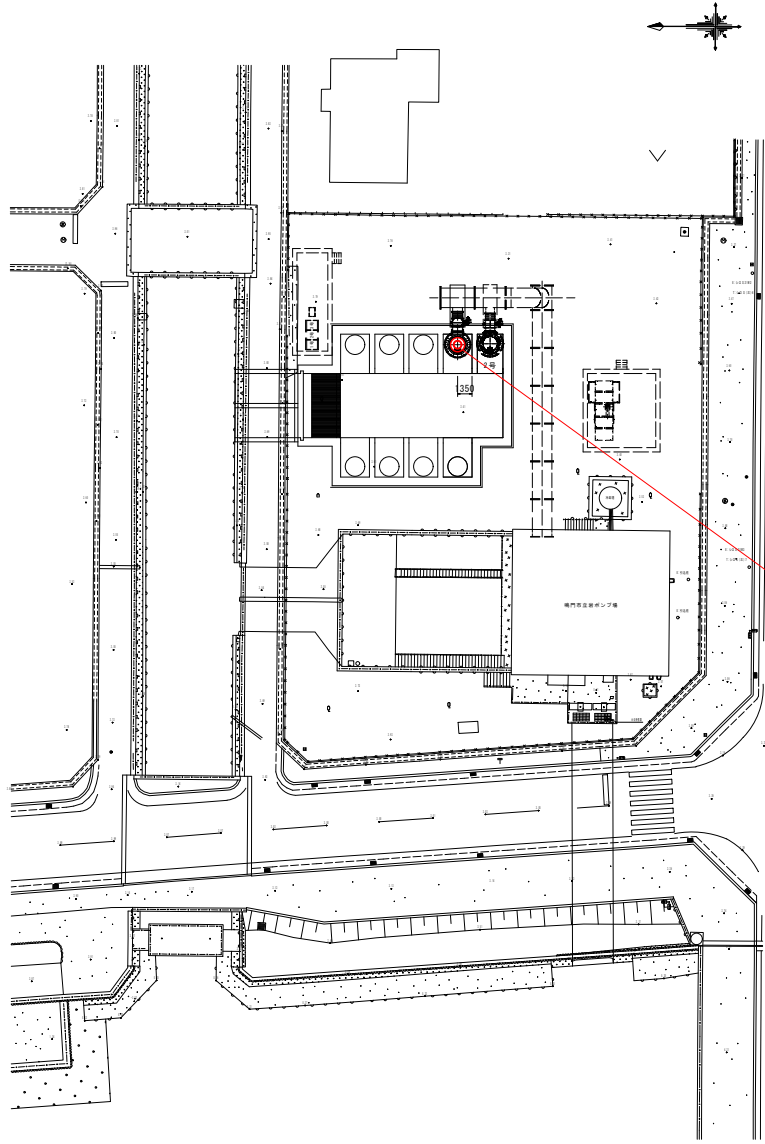

コラム型水中ポンプ  
(1号ポンプ)

Φ900 ポンプ断面 S=1:60

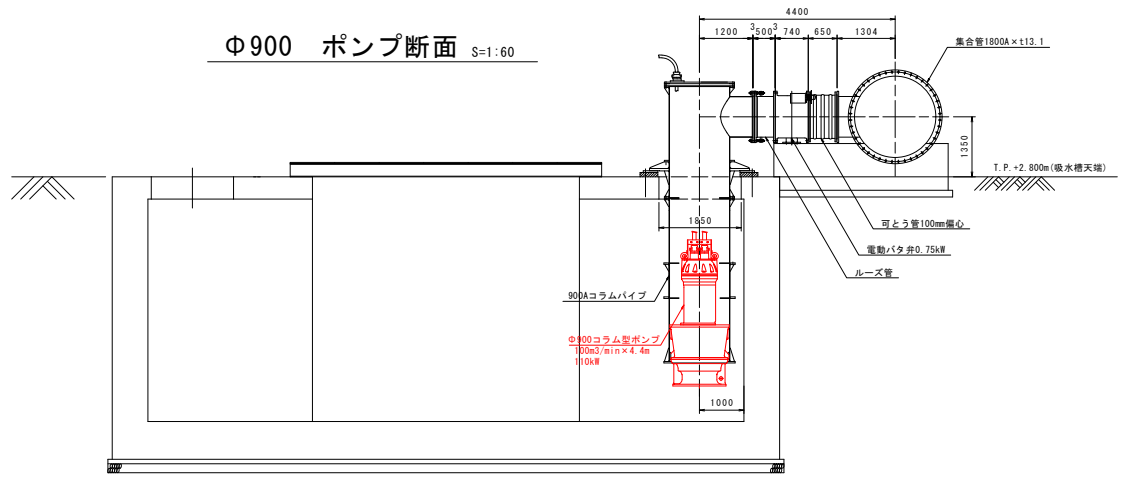

|       |                            |        |          |
|-------|----------------------------|--------|----------|
| 図面番号  | 第 1 号                      | 図面総数   | 全 1 葉    |
| 工事名称  | 令和8年度<br>立岩区画排水機場1号ポンプ改良工事 |        |          |
| 図 面   | 機械設備一般図                    |        | 縮尺 図示    |
| 作製年月日 | 令和8年4月                     | 所属年数   | 令和8年度    |
| 係 員   | 課長 主幹                      | 副課長 係長 | 設計・製図 照査 |