



機械設備一般図

全体平面図 S=1:250

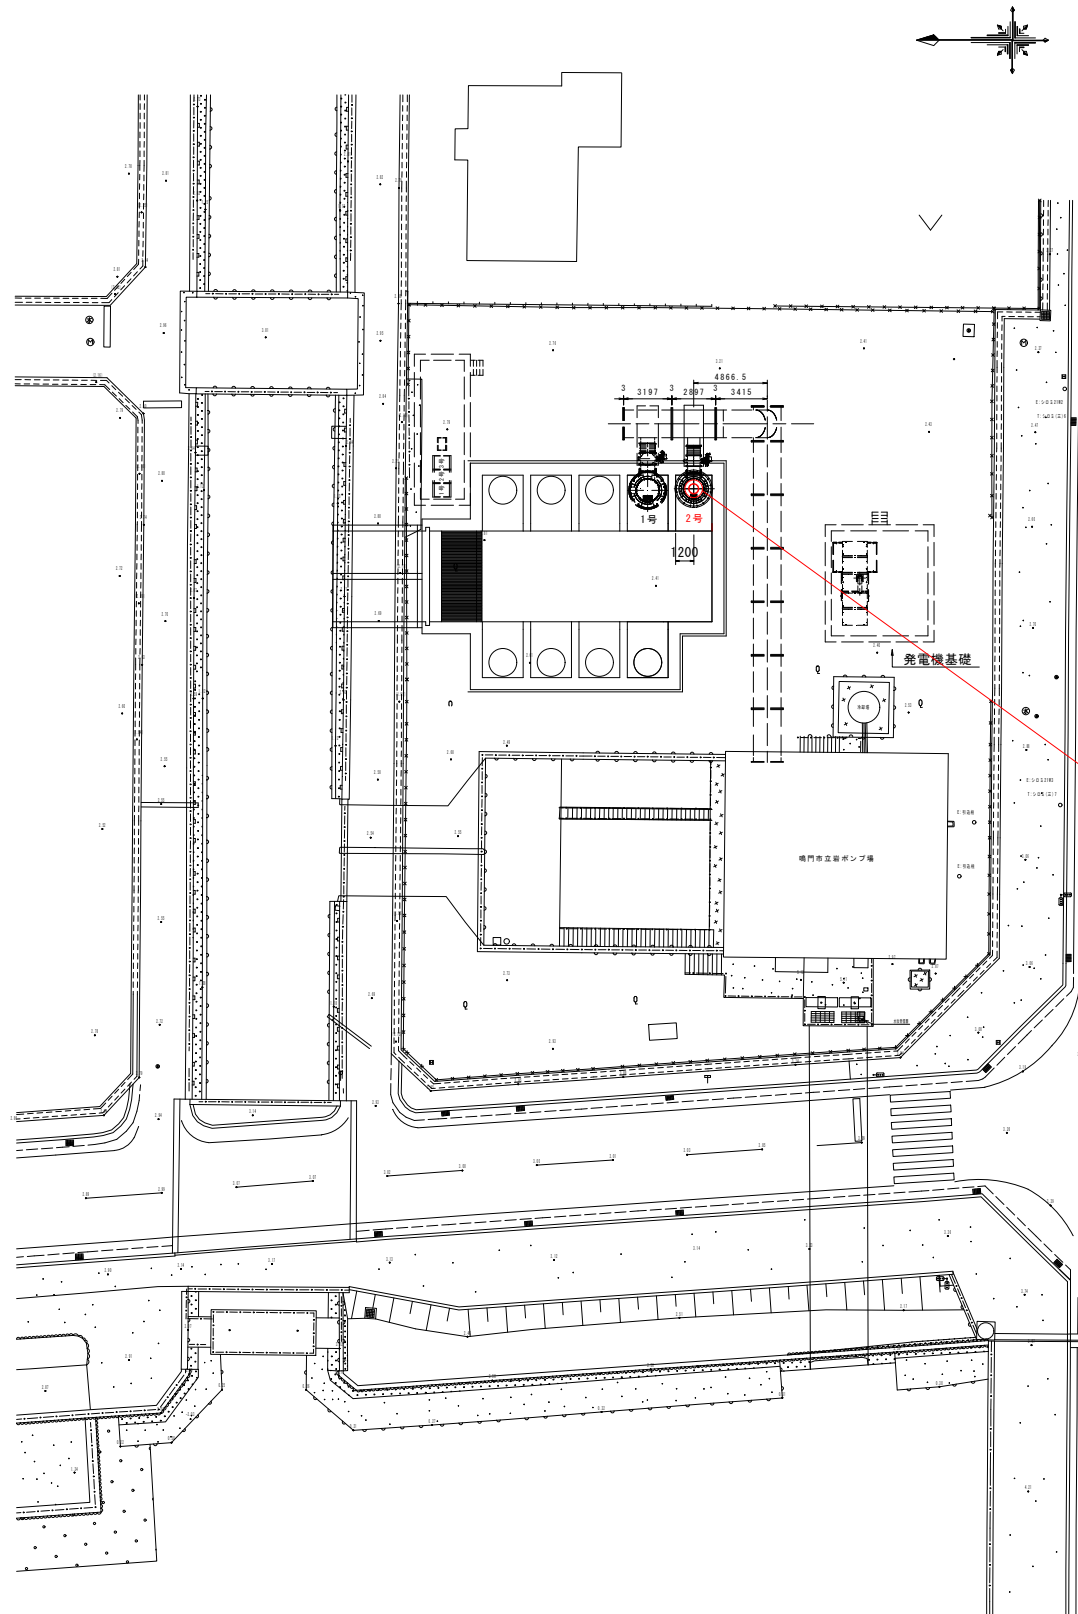

Φ800 ポンプ断面 S=1:60

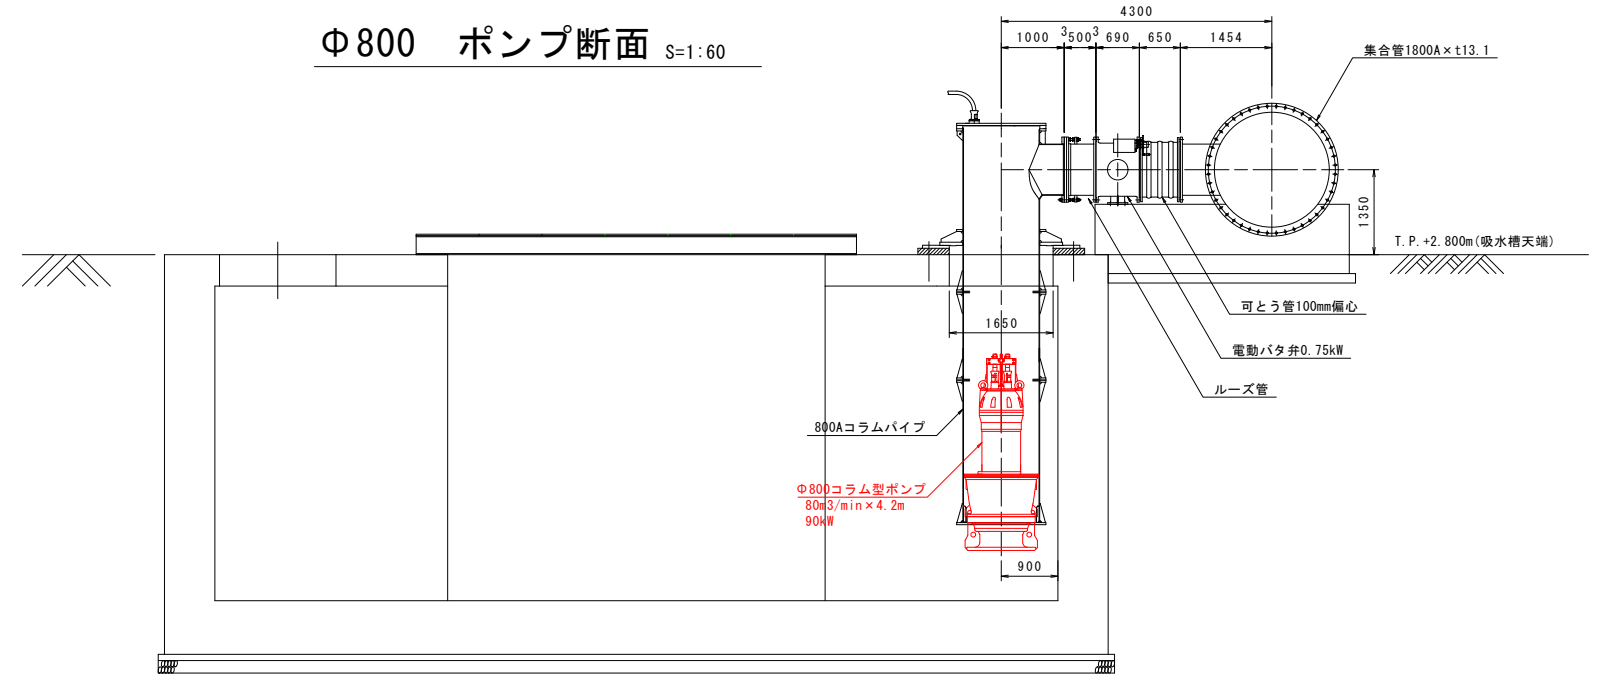

コラム型水中ポンプ
(2号ポンプ)

図面番号	第 1 号	図面総数	全 1 葉
工事名称	令和8年度 立岩区画排水機場2号ポンプ改良工事		
図 面	機械設備一般図 縮尺 図示		
作製年月日	令和8年6月	所属年数	令和8年度
係 員	課長	主幹	副課長 係長 設計-製図 照査
鳴門市 都市建設部 土木課			