


ポンプ設備全体図 S=1:100

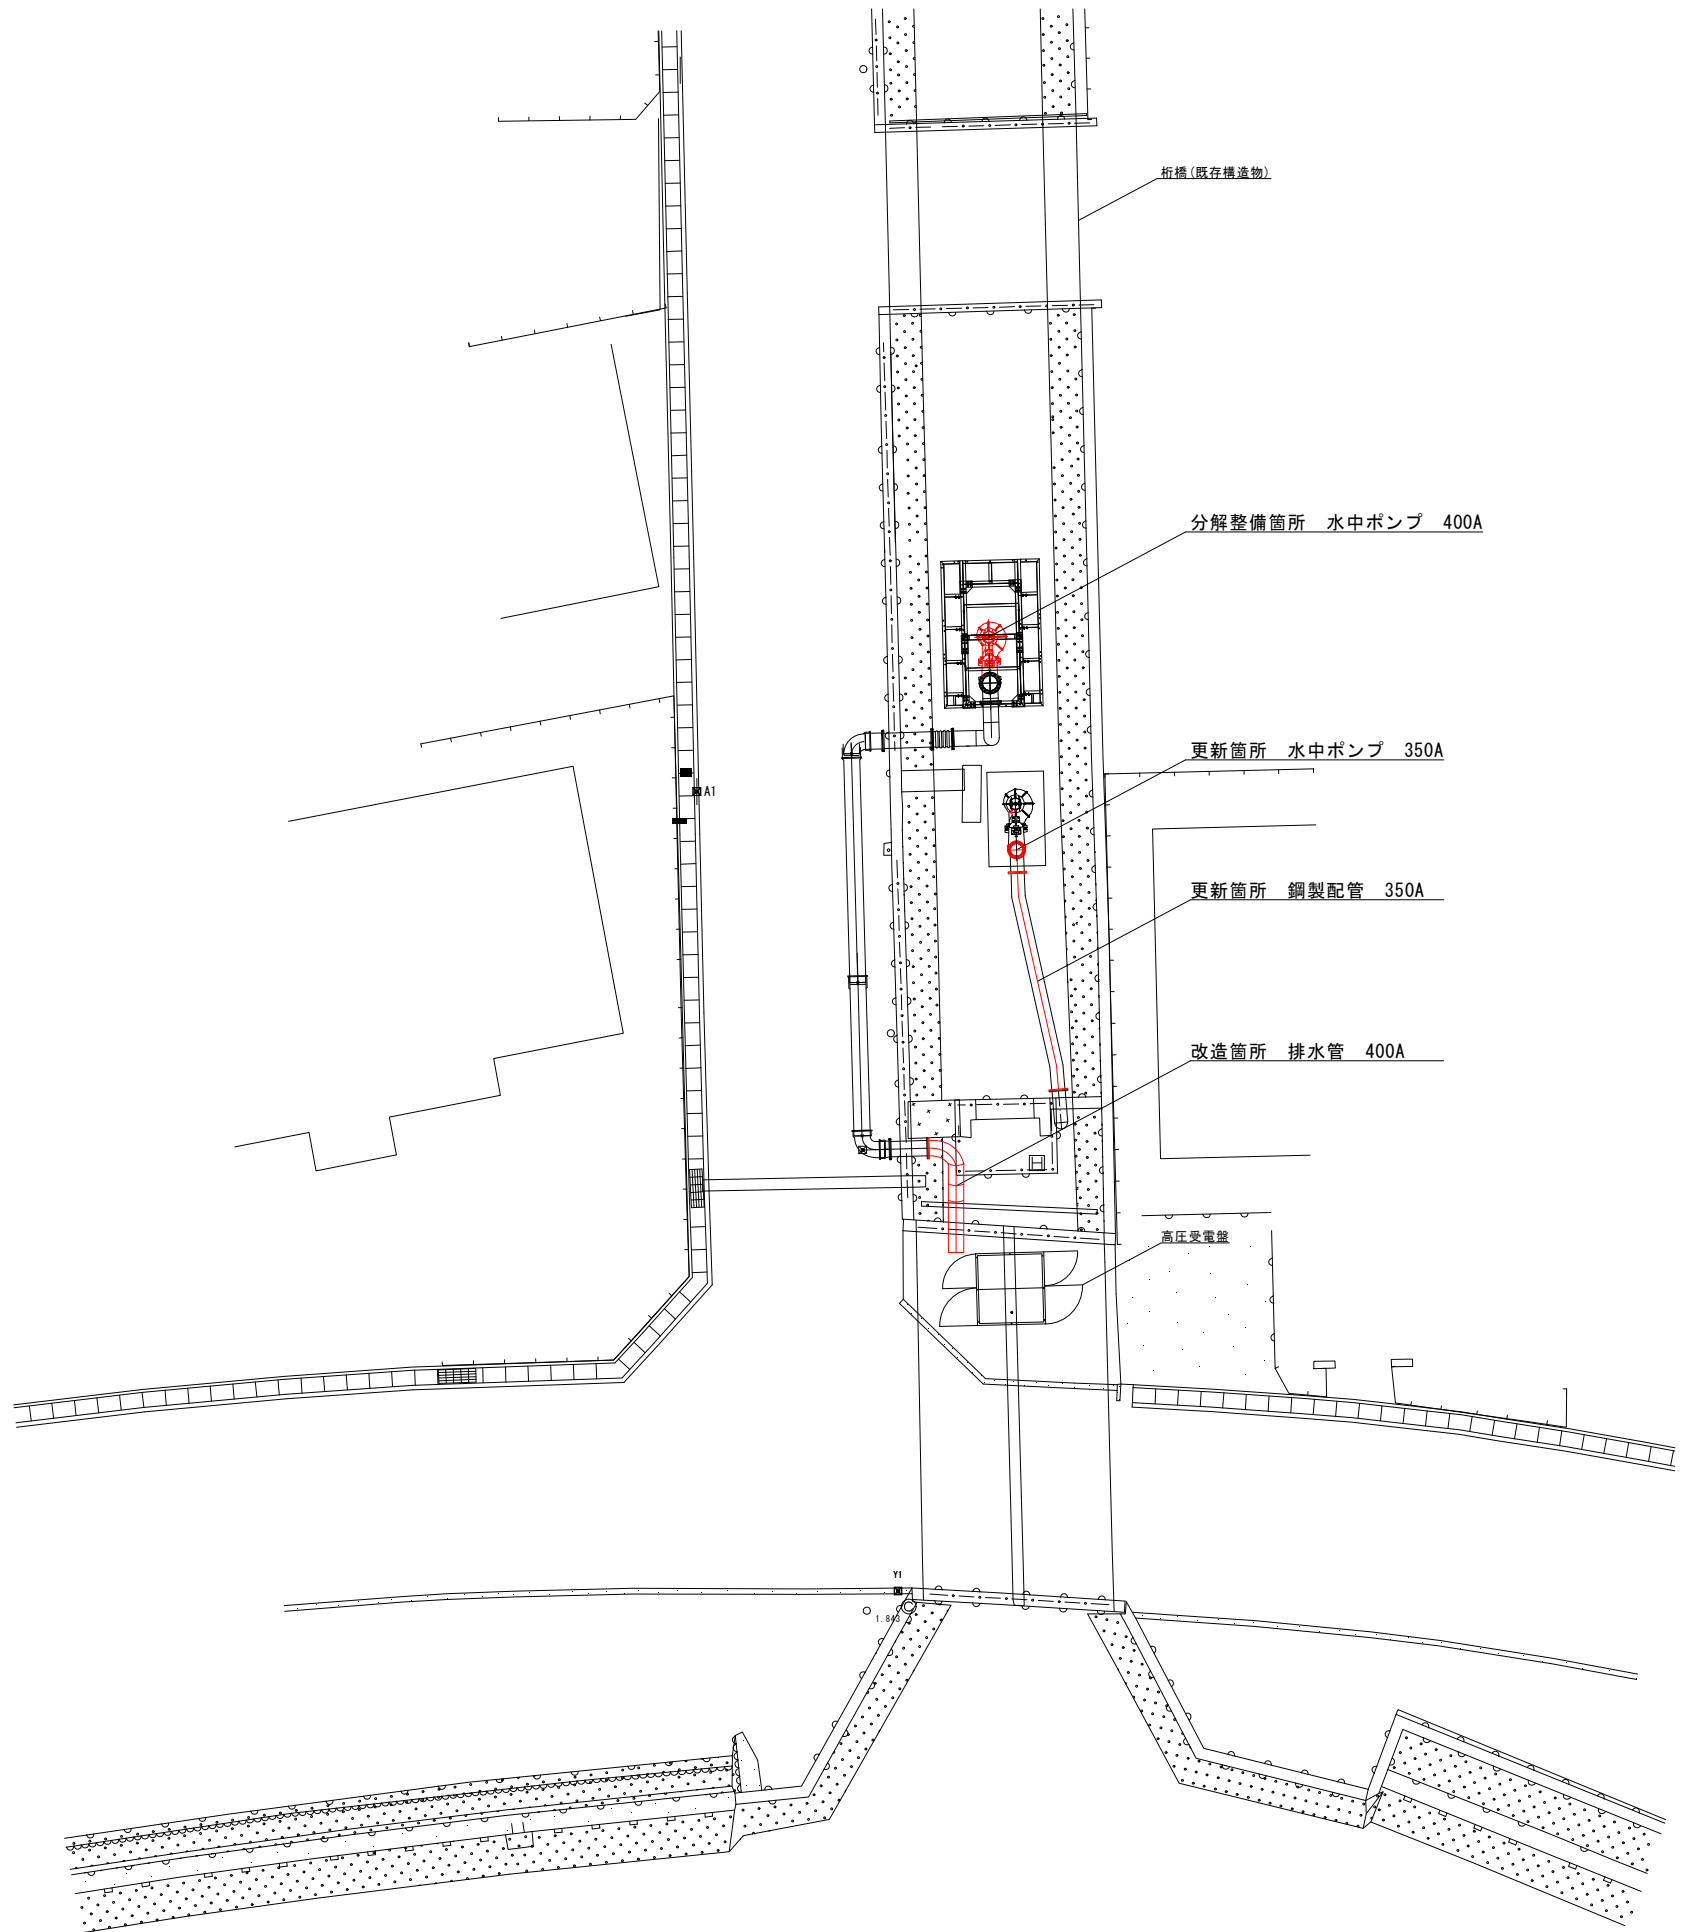


図面番号	第 1 号	図面総数	全 4 葉			
工事名称	明神第四排水機場長寿命化工事					
図 面	ポンプ設備全体図 縮尺 1/100					
作製年月日	令和8年7月	所属年数	令和8年度			
係 員	課長	副課長	係長	設計	製図	照査
鳴門市 都市建設部 土木課						


参考図

ポンプ設備図 S=1:30

平面図

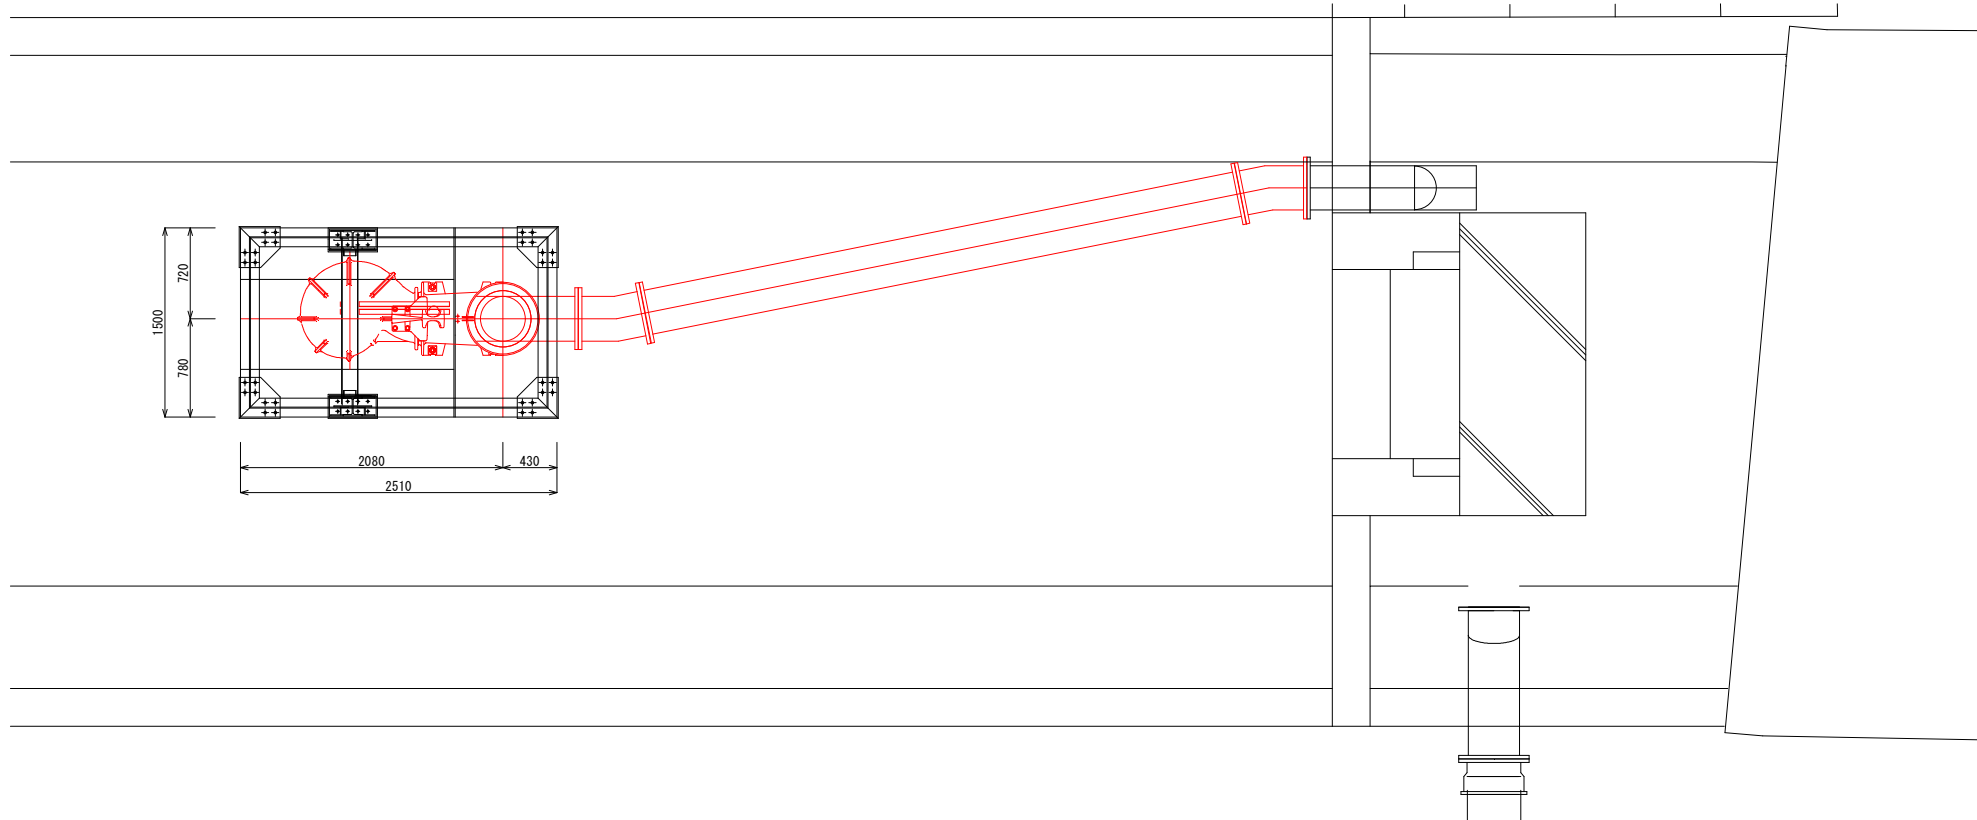

断面図

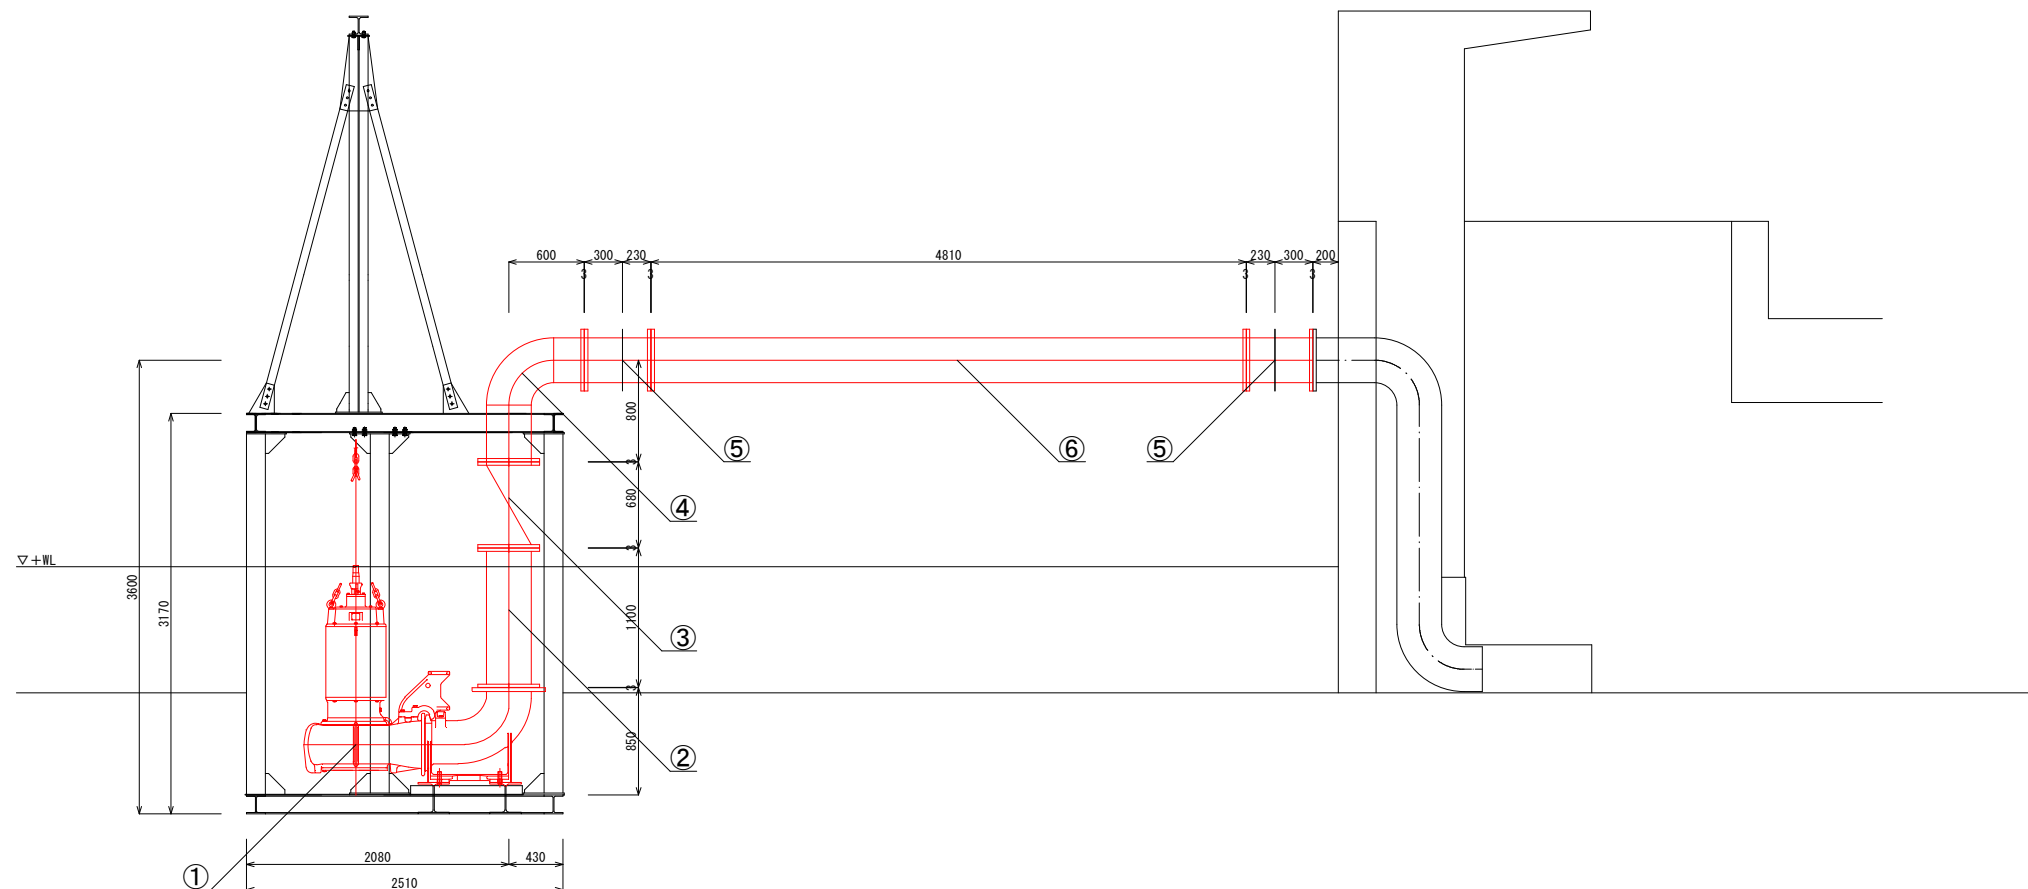

更新機器一覽表


名 称	仕 様	数 量
① 水中汚水ポンプ	着脱式 350mm 18m ³ /min×3.5m×30kW	1
② 2F短管	SGP 10K 350mm 1100L	1
③ 逆止弁	スイング式逆止弁 10K 350mm カンターウェイト	1
④ 2F90° 曲管	SGP 10K 350mm 800L×90° ×600L	1
⑤ 2F曲管	SGP 10K 350mm 300L×11° (任意角) ×230L	2
⑥ 2F直管	SGP 10K 350mm 4810L	1

特記事項


1. 機器外形寸法は参考とし承諾図書により決定する。
2. 機器および排水管の配置はポンプ設備図を参考に現地計測し決定すること。
3. 設計図書、仕様書に明記されていない事項であっても施工
上当然必要となる材料は含むものとする。
4. 機器固定用アンカーおよびボルトナットはSUS製とする。
5. 既設機器撤去後、必要に応じ補修を行う事。

図面番号	第 2 号	図面総数	全 4 葉		
工事名称	明神第四排水機場長寿命化工事				
図 面	ポンプ設備図 縮尺 1/30				
作製年月日	令和8年7月	所属年数	令和8年度		
係 員	課長	副課長	係長	設計 製図	照査
鳴門市 都市建設部 土木課					


大型土のう設置工 平面図
S=1/50

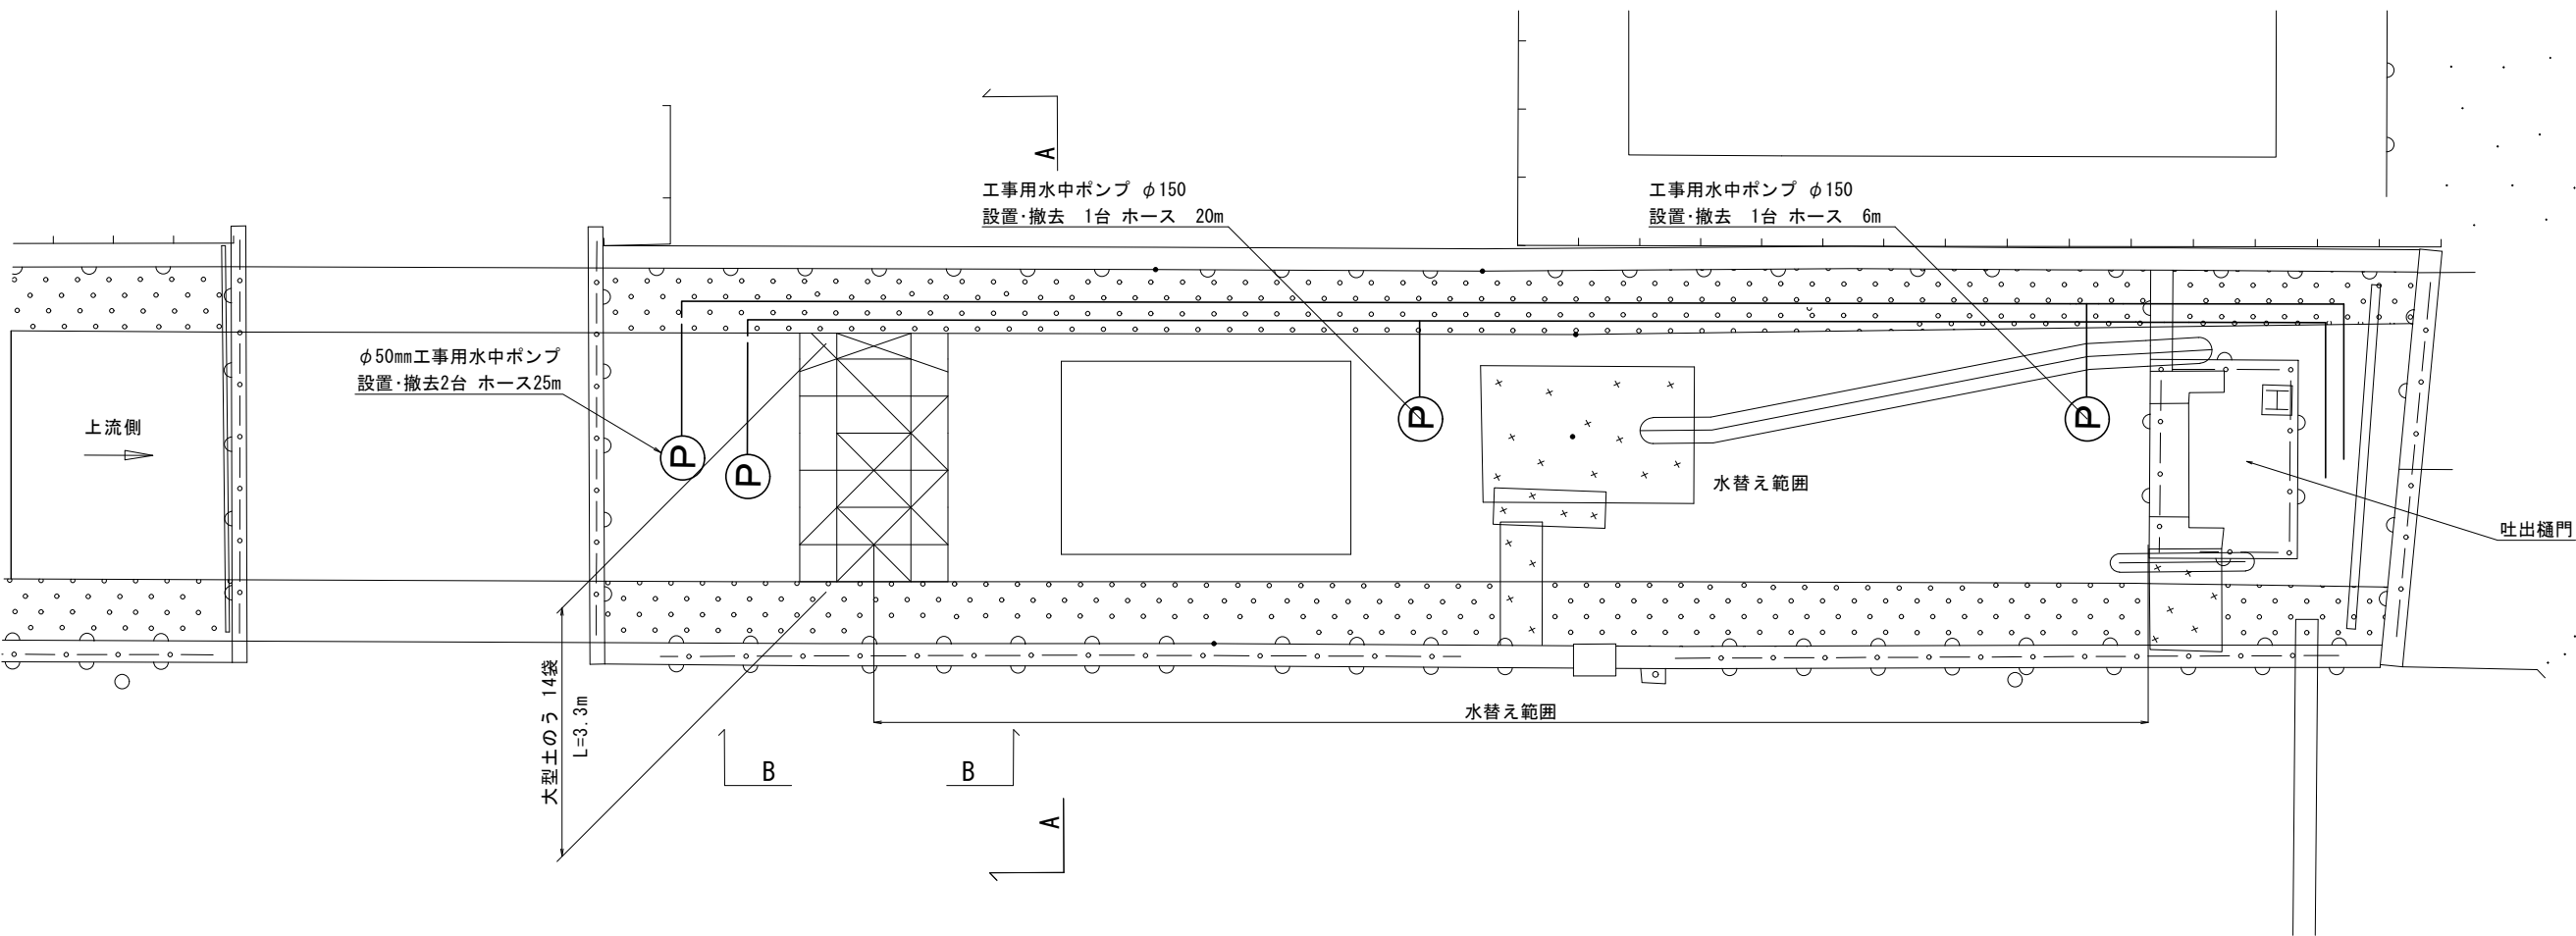

大型土のう設置工 A-A断面図
S=1/25

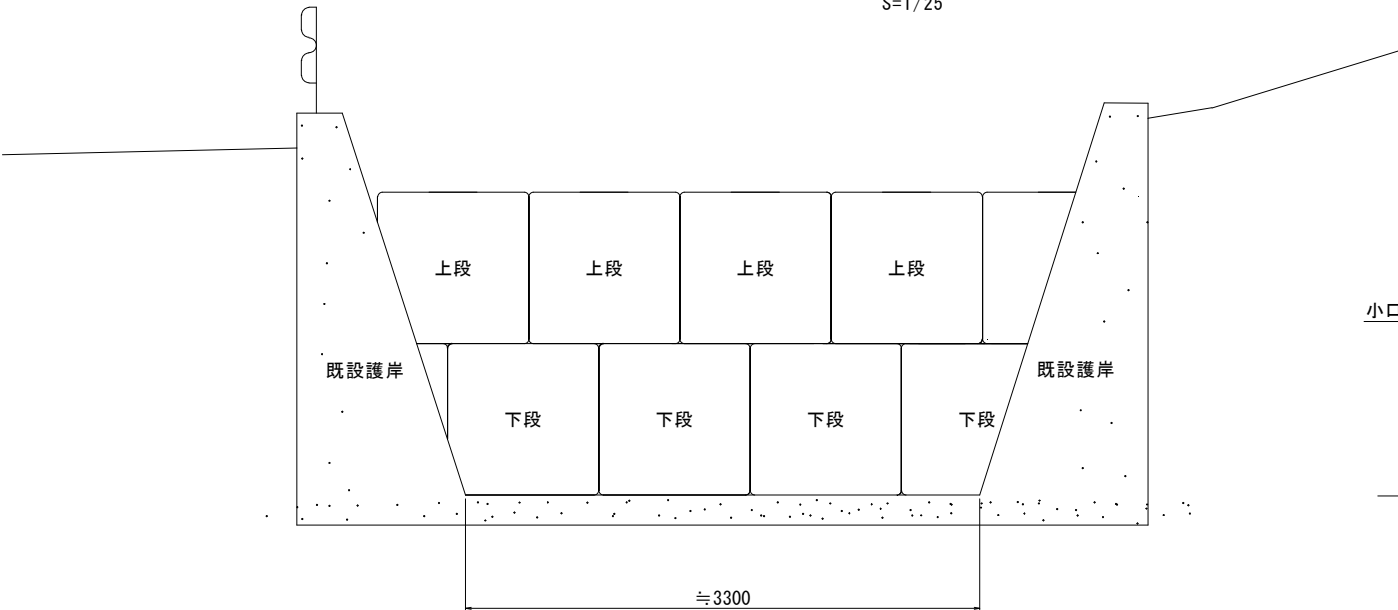

大型土のう設置工 B-B断面図
S=1/25

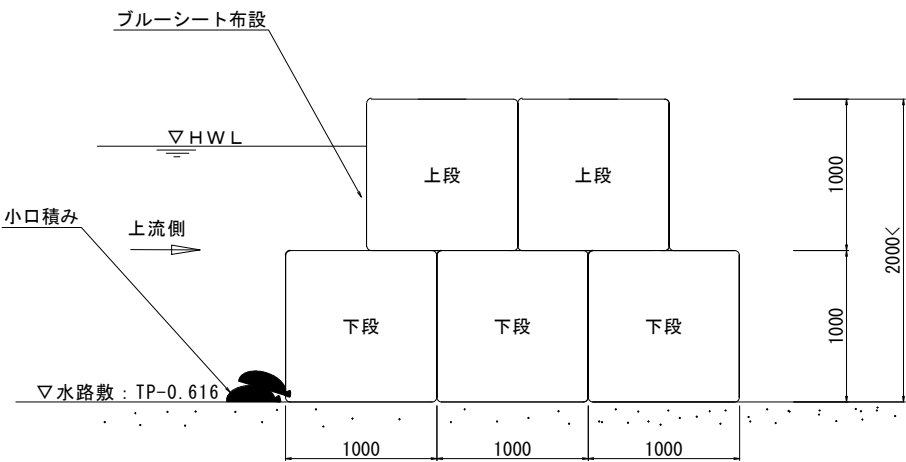


図面番号	第 3 号	図面総数	全 4 葉		
工事名称	明神第四排水機場長寿命化工事				
図 面	仮締切図 縮尺 1/50				
作製年月日	令和8年7月	所属年数	令和8年度		
係 員	課長	副課長	係長	設計 製図	照査
鳴門市 都市建設部 土木課					


参考図

排水管改造図 S=図示


平面図
S=1/30

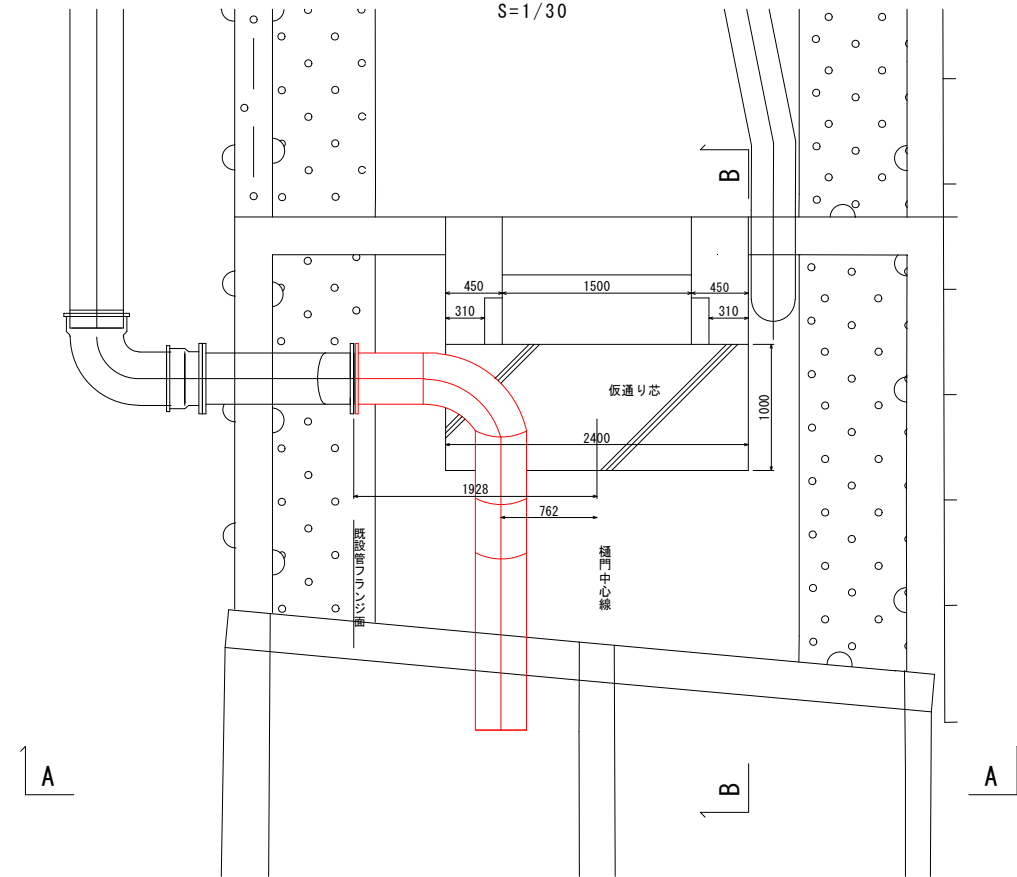


A-A断面図
S=1/30

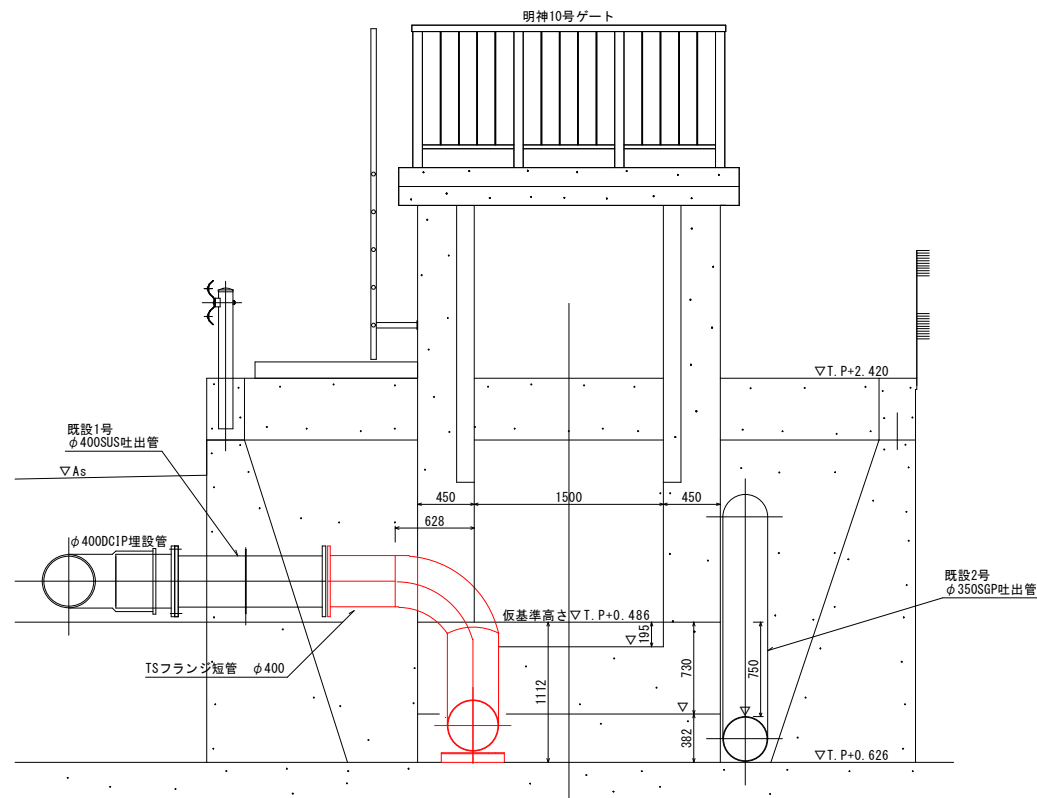


硬質ポリ塩化ビニル管φ400改造図
JIS10K S=1/20

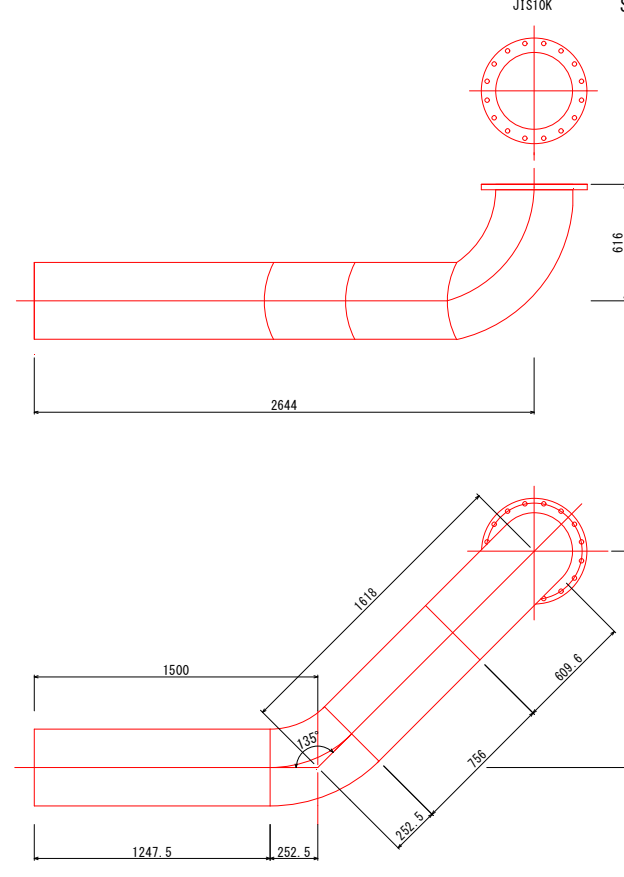


B-B断面図
S=1/30

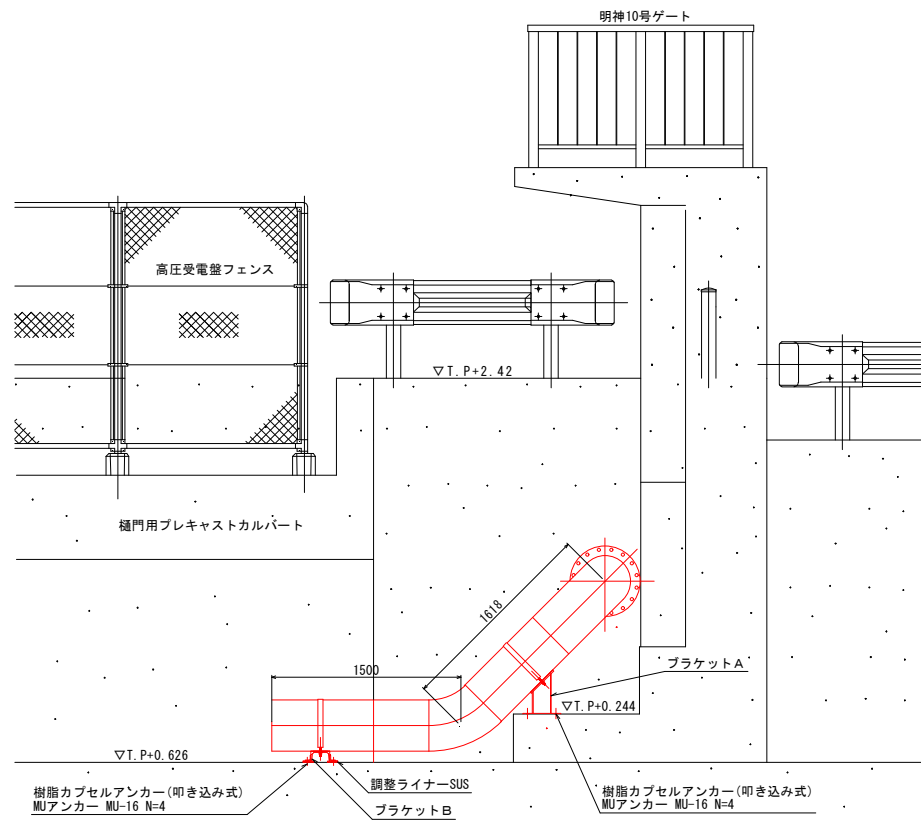


ブラケットA製作図 N=1基
S=1/10

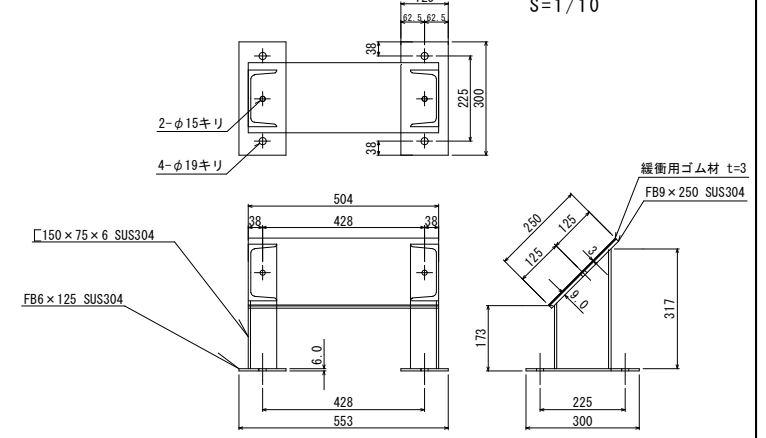

ブラケットB製作図 N=1基
S=1/10

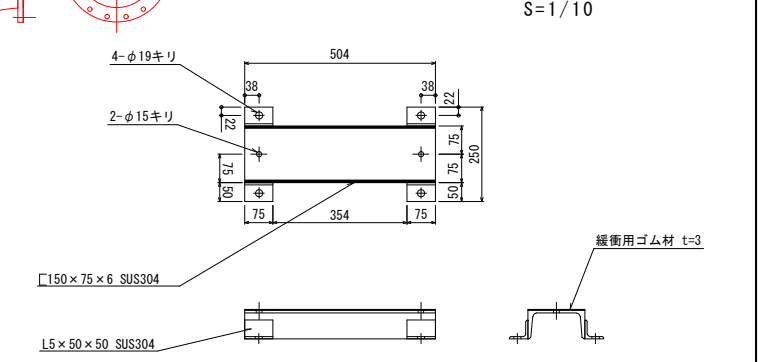

配管固定バンド製作図 N=2個
S=1/10

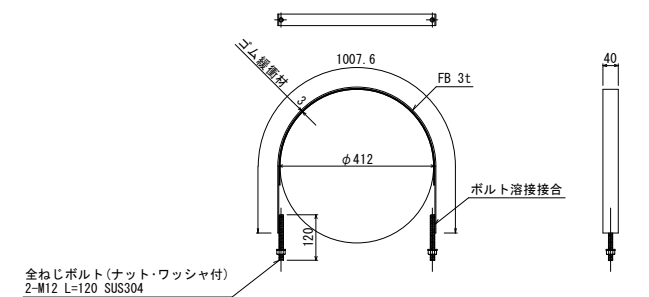

図面番号	第 4 号	図面総数	全 4 葉		
工事名称	明神第四排水機場長寿命化工事				
図 面	排水管改造図 縮尺 図面参照				
作製年月日	令和8年7月	所属年数	令和8年度		
係 員	課長	副課長	係長	設計 製図	照査
鳴門市 都市建設部 土木課					