



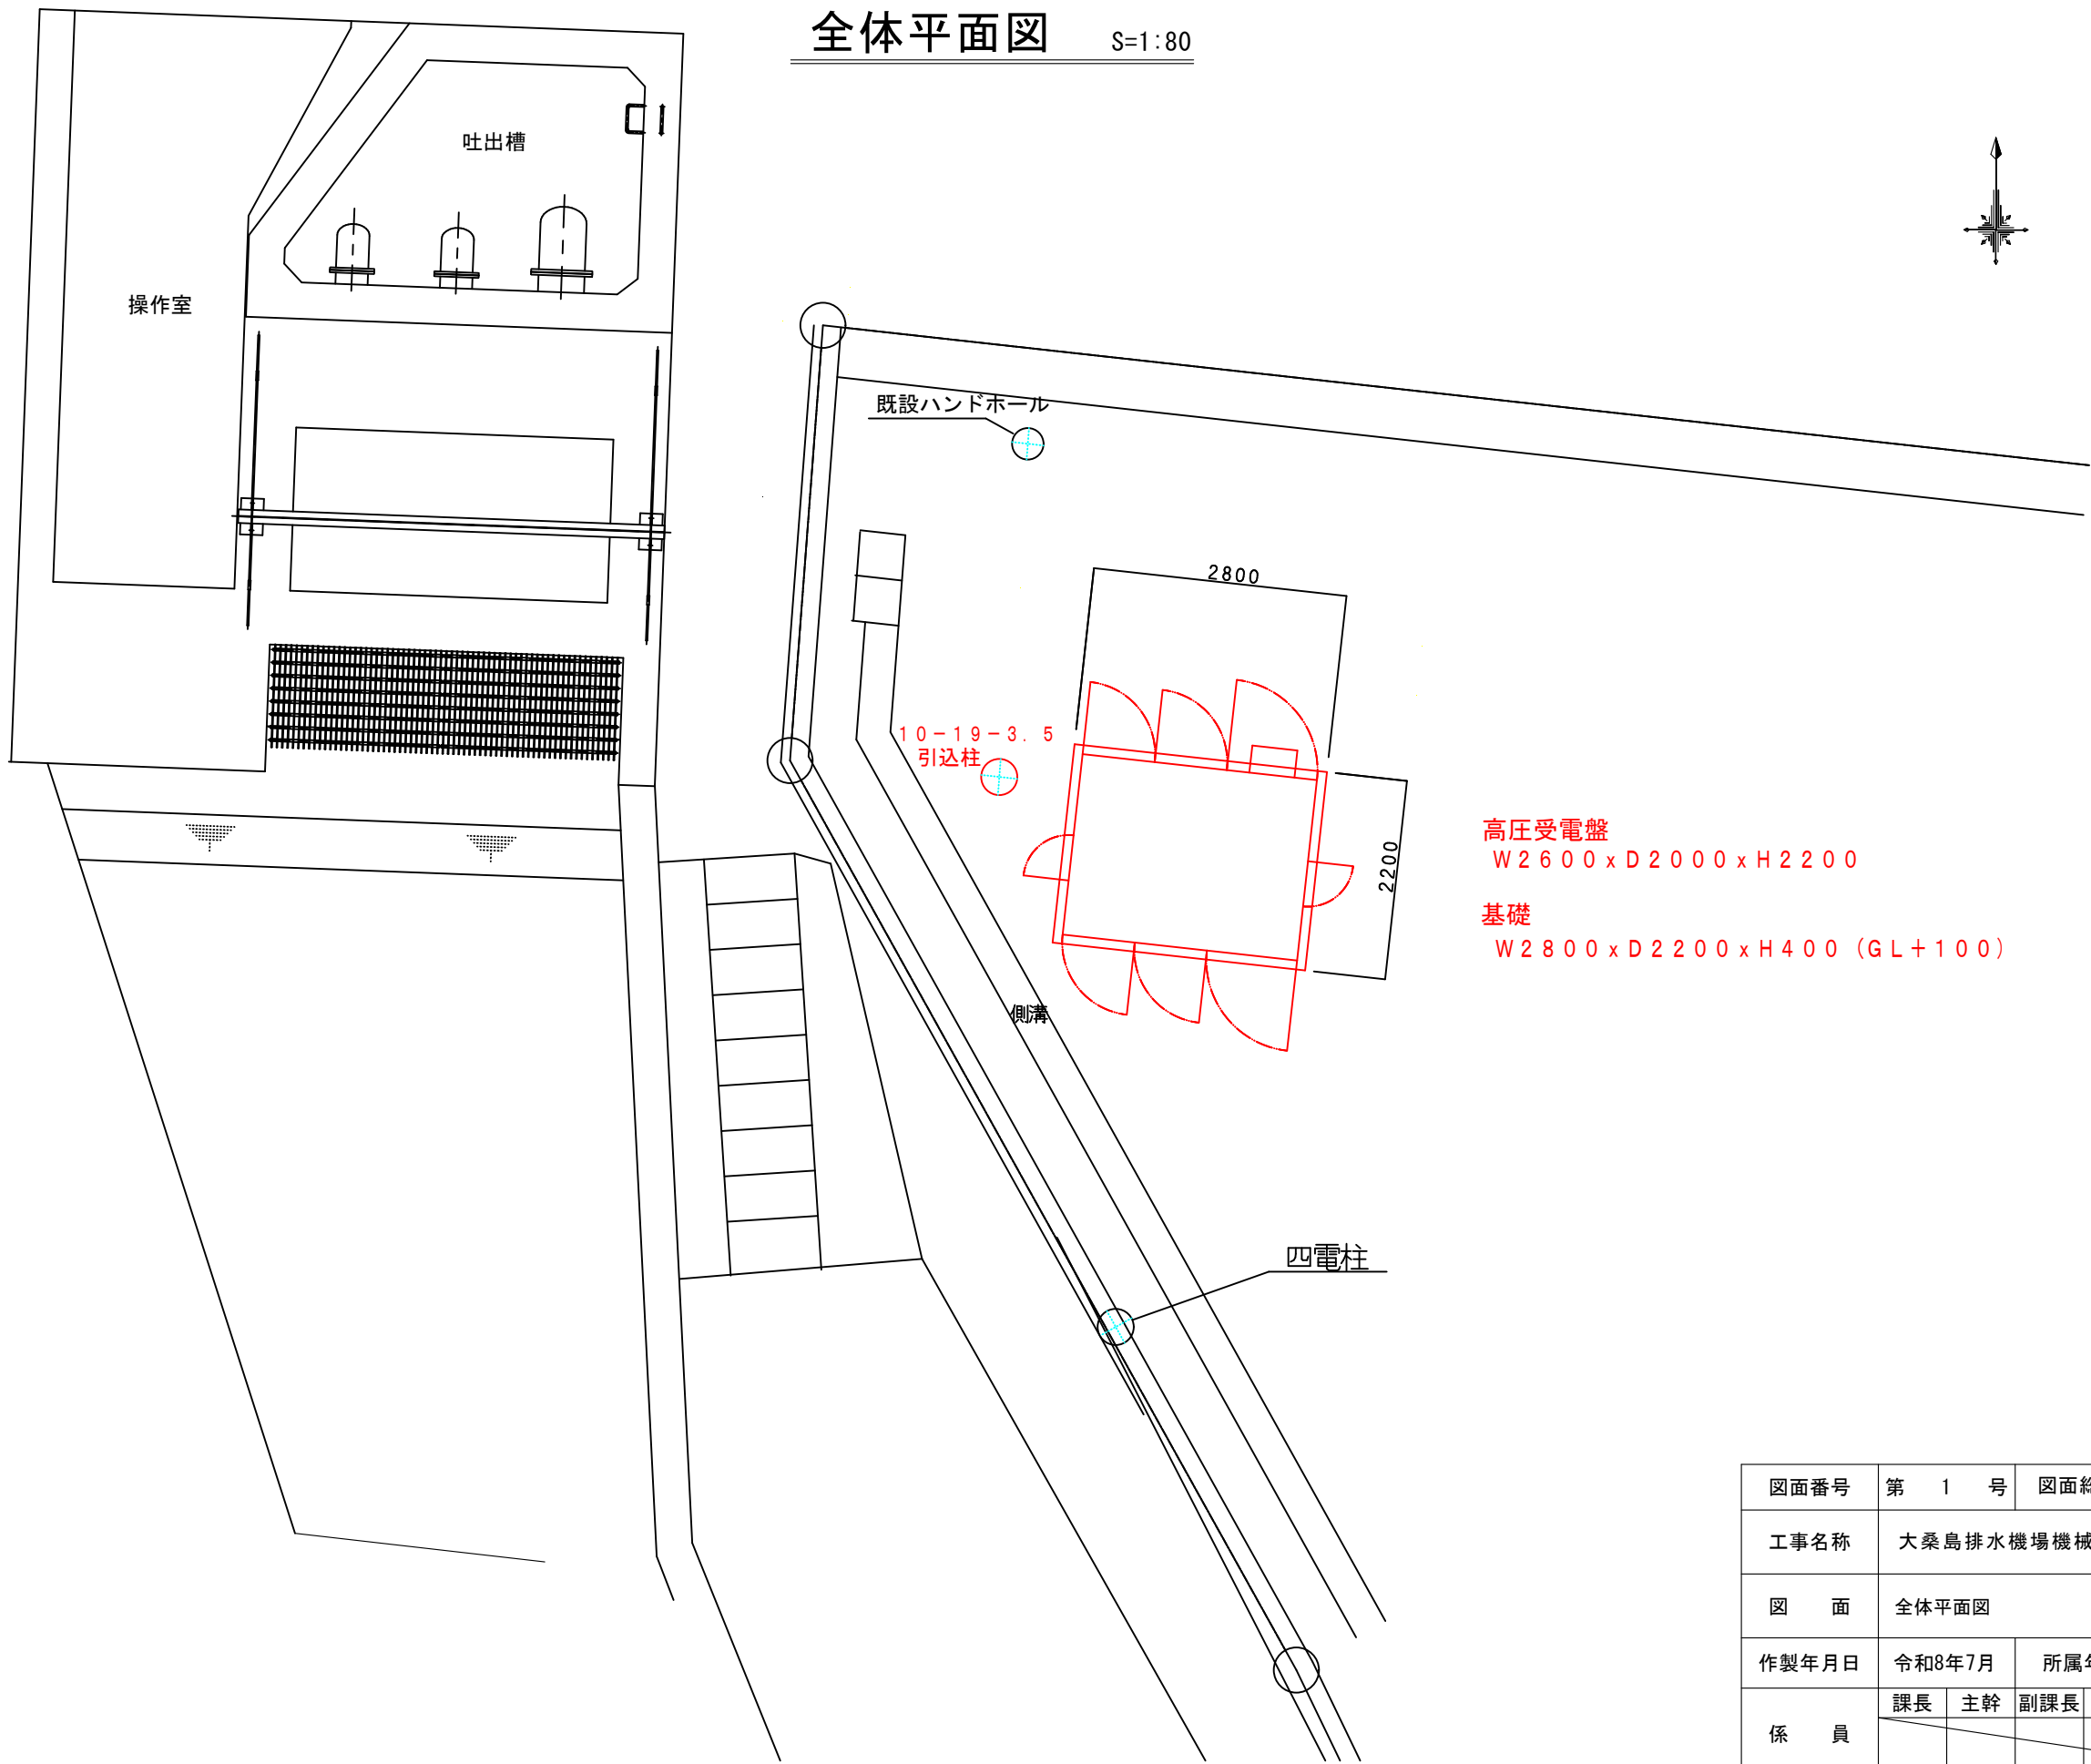

全体平面図 S=1:80

図面番号	第 1 号	図面総数	全 7 葉			
工事名称	大桑島排水機場機械設備改良工事					
図 面	全体平面図 縮尺 図示					
作製年月日	令和8年7月	所属年数	令和8年度			
係 員	課長	主幹	副課長	係長	設計・製図	照査
鳴門市 都市建設部 土木課						

電気配線図 (1) S=1:80

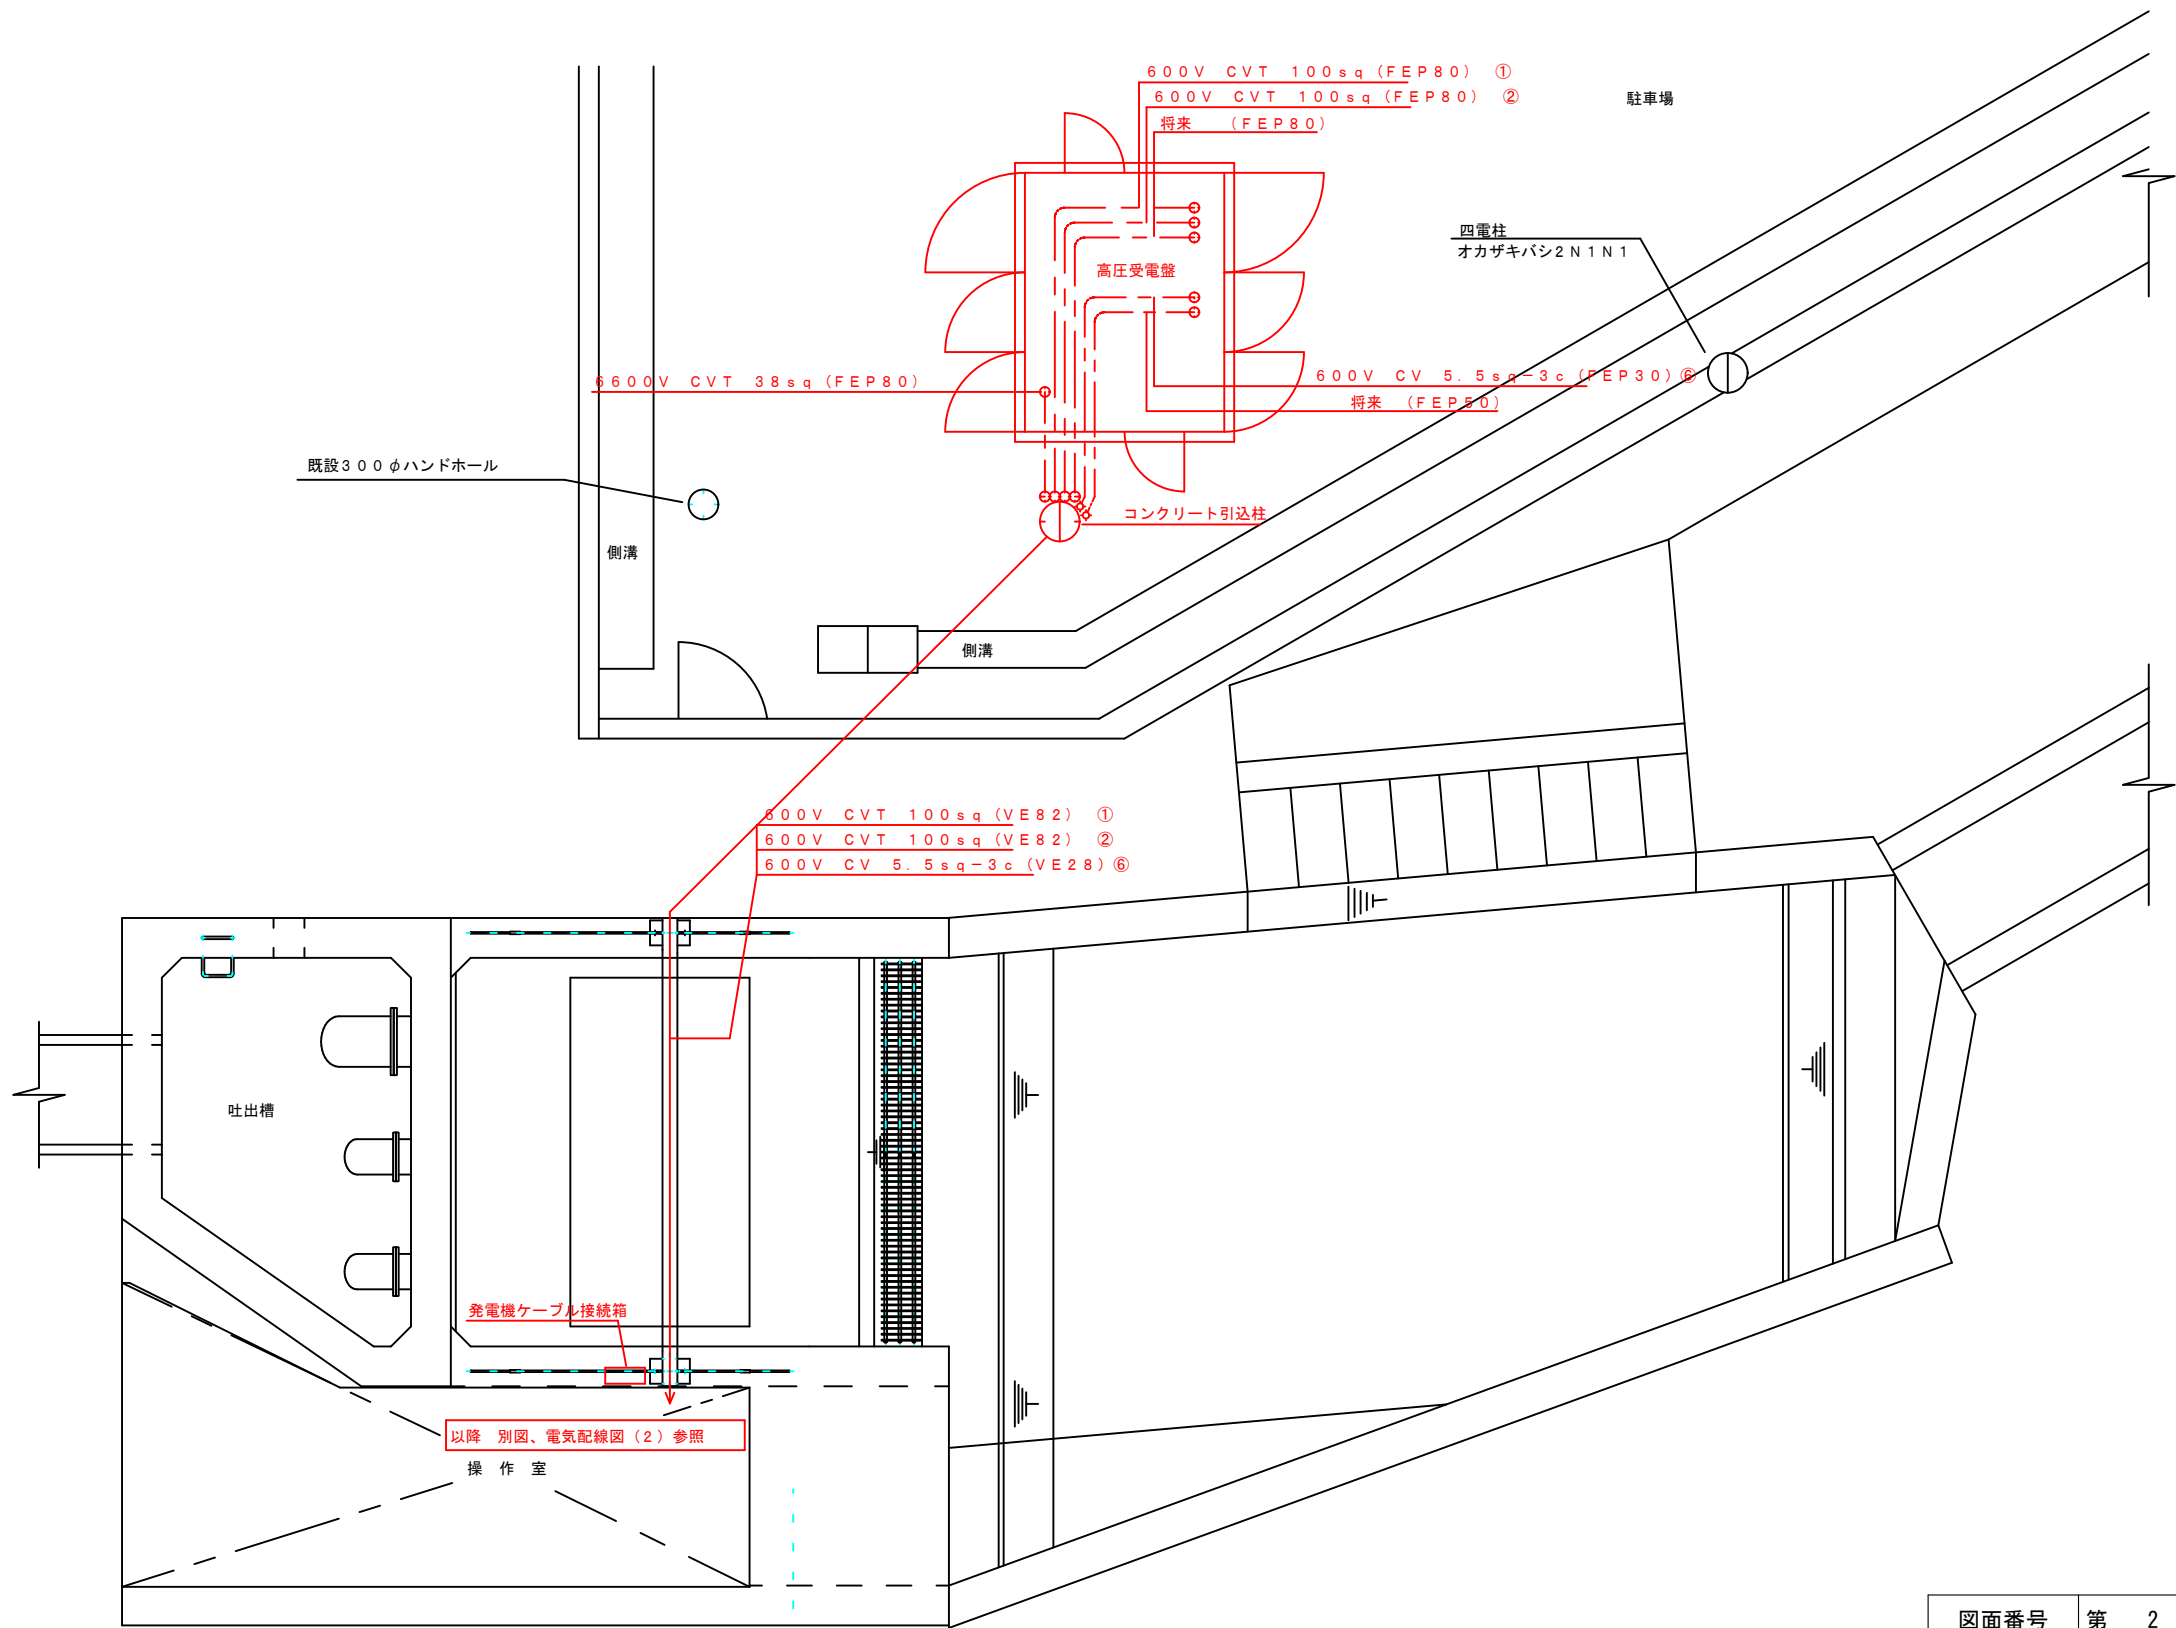


電気配線表

No.	起点	終点	ケーブル種
①	高圧受電盤	No. 1 水中ポンプ電源切替盤	600V CVT 100sq
②	高圧受電盤	No. 2, 3 水中ポンプ制御盤	600V CVT 100sq
③	No. 1 水中ポンプ発電機	No. 1 水中ポンプ電源切替盤	600V CVT 100sq
④	No. 1 水中ポンプ制御盤	No. 1 水中ポンプ電源切替盤	600V CVT 100sq
⑤	No. 2, 3 水中ポンプ制御盤	発電ケーブル接続箱 (No. 2, 3 水中ポンプ用)	600V CVT 100sq
⑥	高圧受電盤	電灯電源接続箱	600V CV 5.5sq-2c

図面番号	第 2 号	図面総数	全 7 葉			
工事名称	大桑島排水機場機械設備改良工事					
図 面	電気配線図（1） 縮尺 図示					
作製年月日	令和8年7月	所属年数	令和8年度			
係 員	課長	主幹	副課長	係長	設計・製図	照査
鳴門市 都市建設部 土木課						

電気配線図 (2)




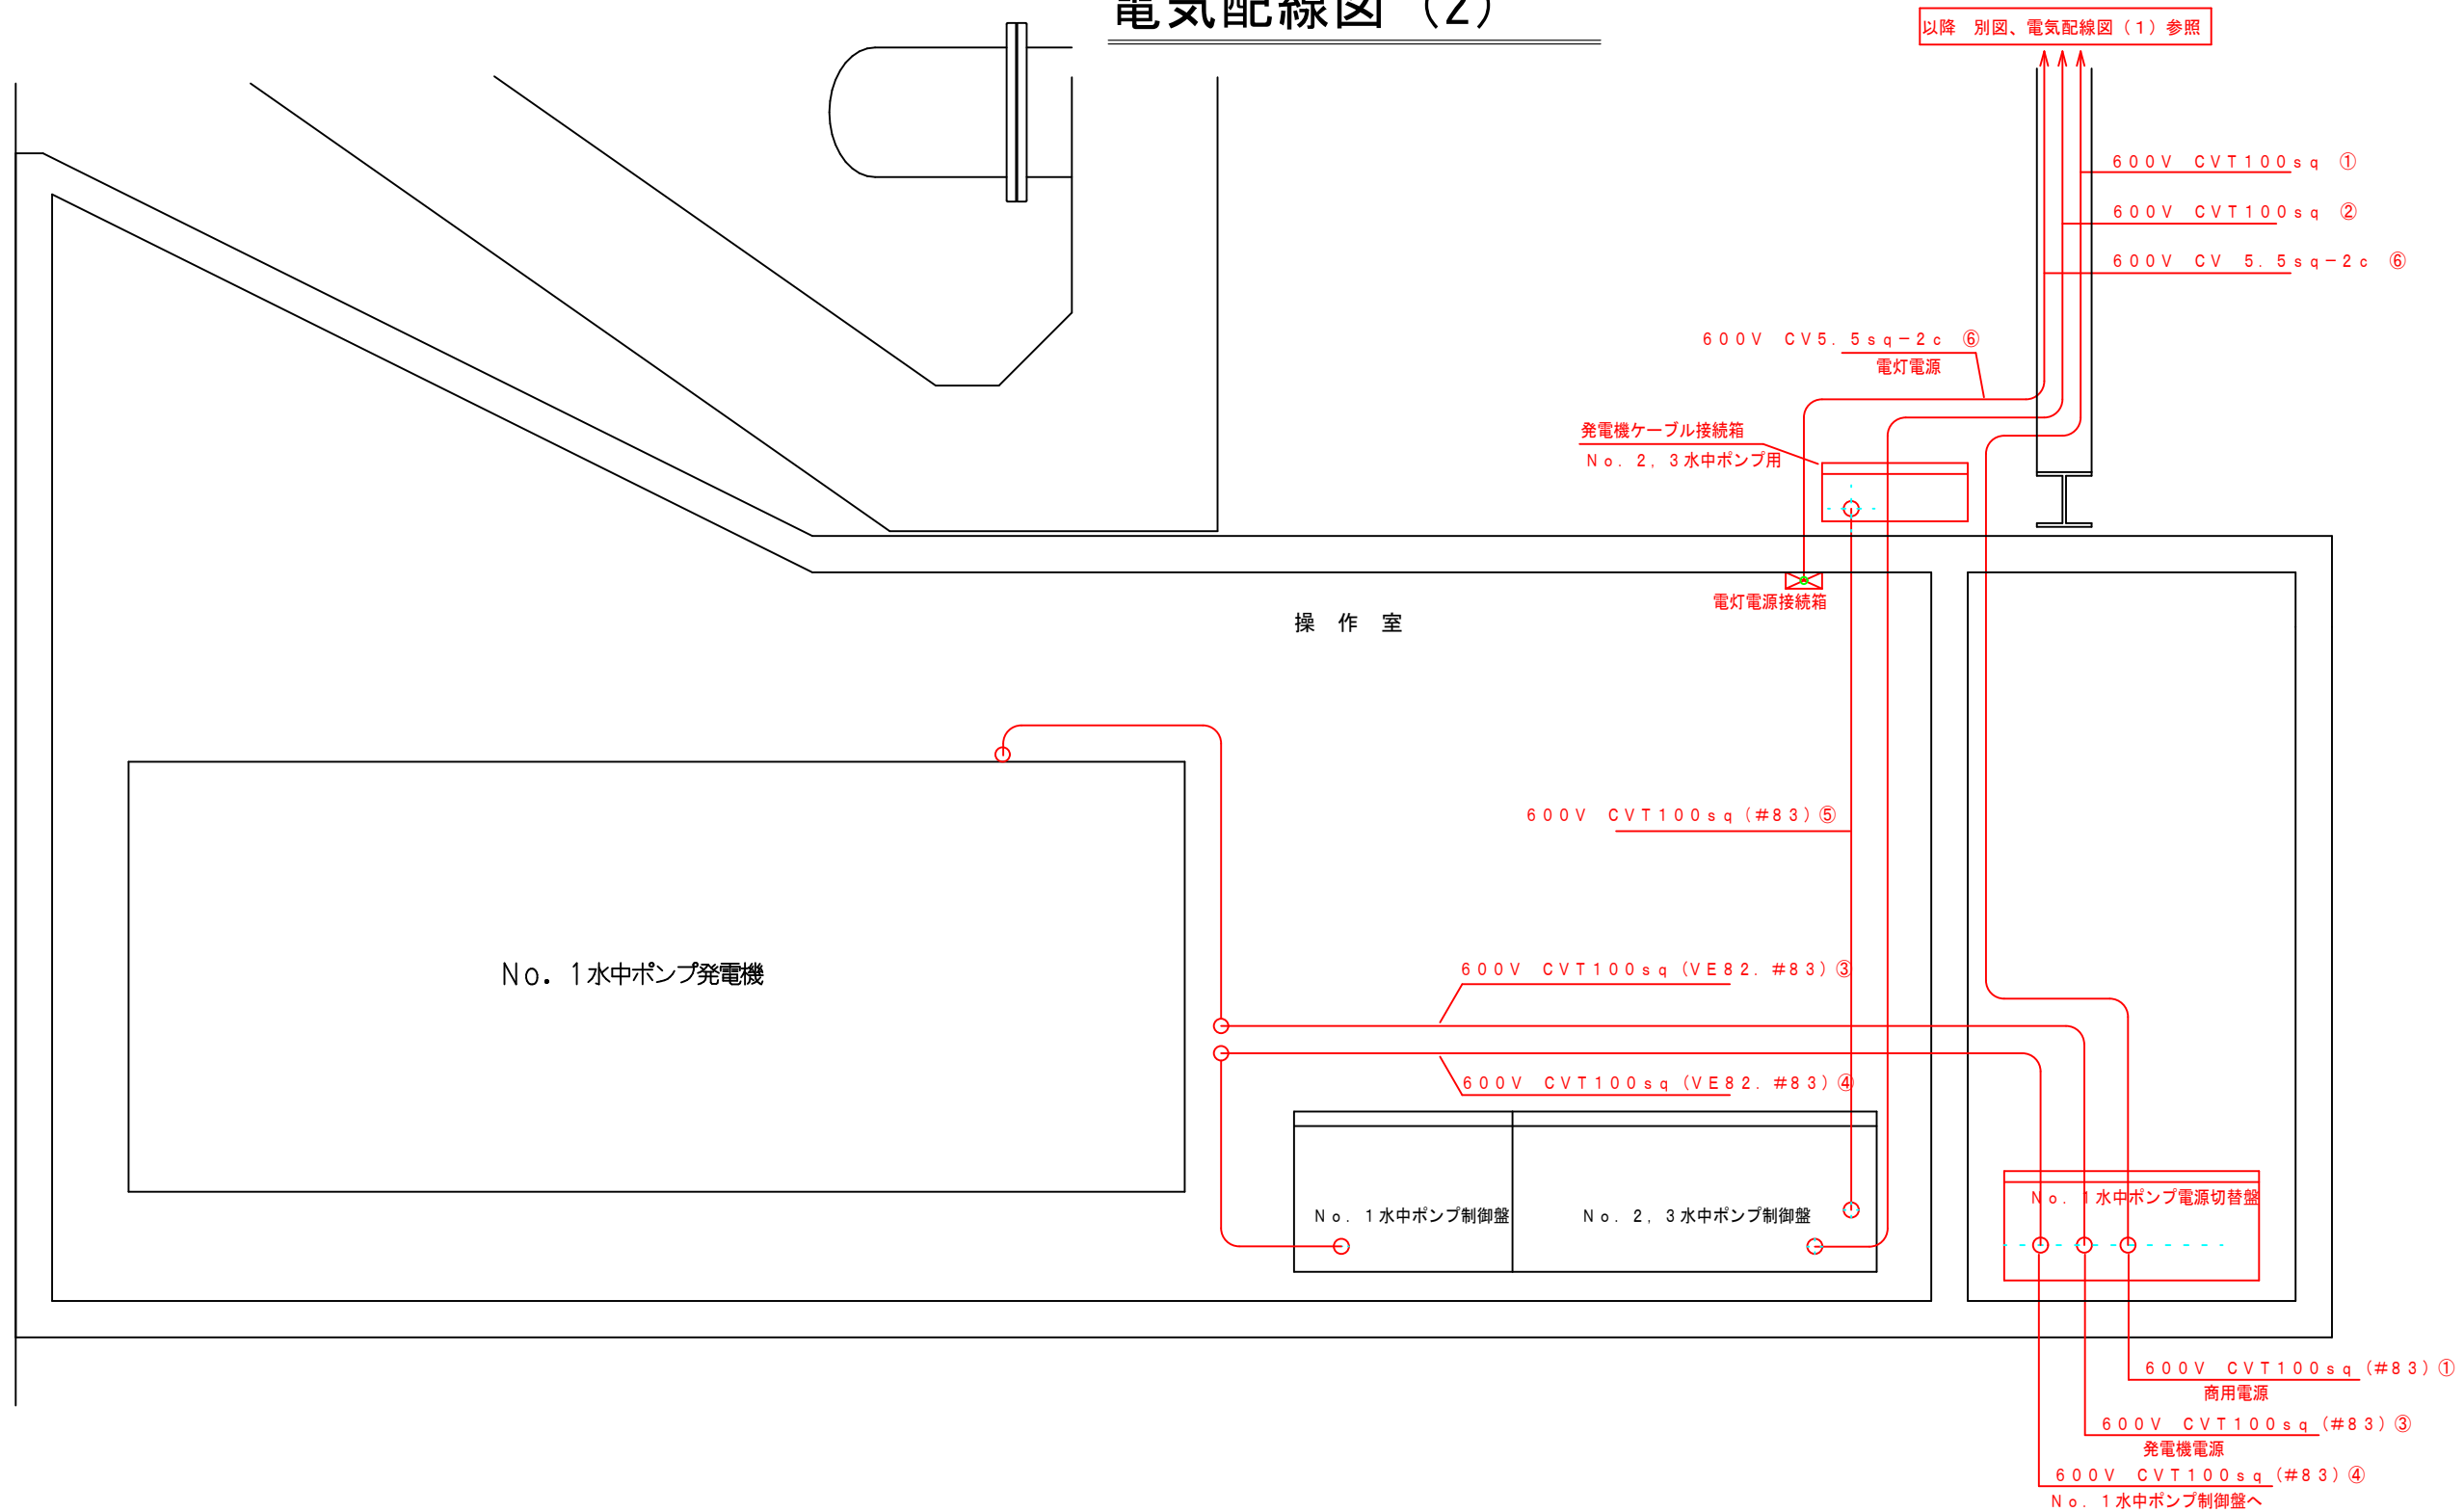


電気配線表

ノ.	起点	終点	ケーブル種
①	高圧受電盤	ノ. 1 水中ポンプ電源切替盤	600V CVT 100sq
②	高圧受電盤	ノ. 2, 3 水中ポンプ制御盤	600V CVT 100sq
③	ノ. 1 水中ポンプ発電機	ノ. 1 水中ポンプ電源切替盤	600V CVT 100sq
④	ノ. 1 水中ポンプ制御盤	ノ. 1 水中ポンプ電源切替盤	600V CVT 100sq
⑤	ノ. 2, 3 水中ポンプ制御盤	発電ケーブル接続箱 (ノ. 2, 3 水中ポンプ用)	600V CVT 100sq
⑥	高圧受電盤	電灯電源接続箱	600V CV 5.5sq-2

図面番号	第 3 号	図面総数	全 7 葉			
工事名称	大桑島排水機場機械設備改良工事					
図 面	電気配線図 (2) 縮尺 -					
作製年月日	令和8年7月	所属年数	令和8年度			
係 員	課長	主幹	副課長	係長	設計・製図	照査
鳴門市 都市建設部 土木課						



高圧受変電設備 外形図（参考図）

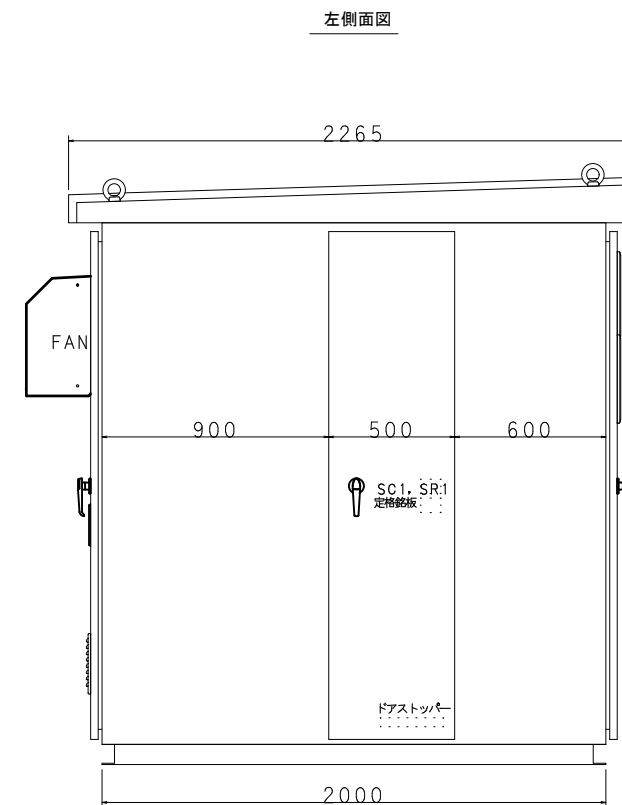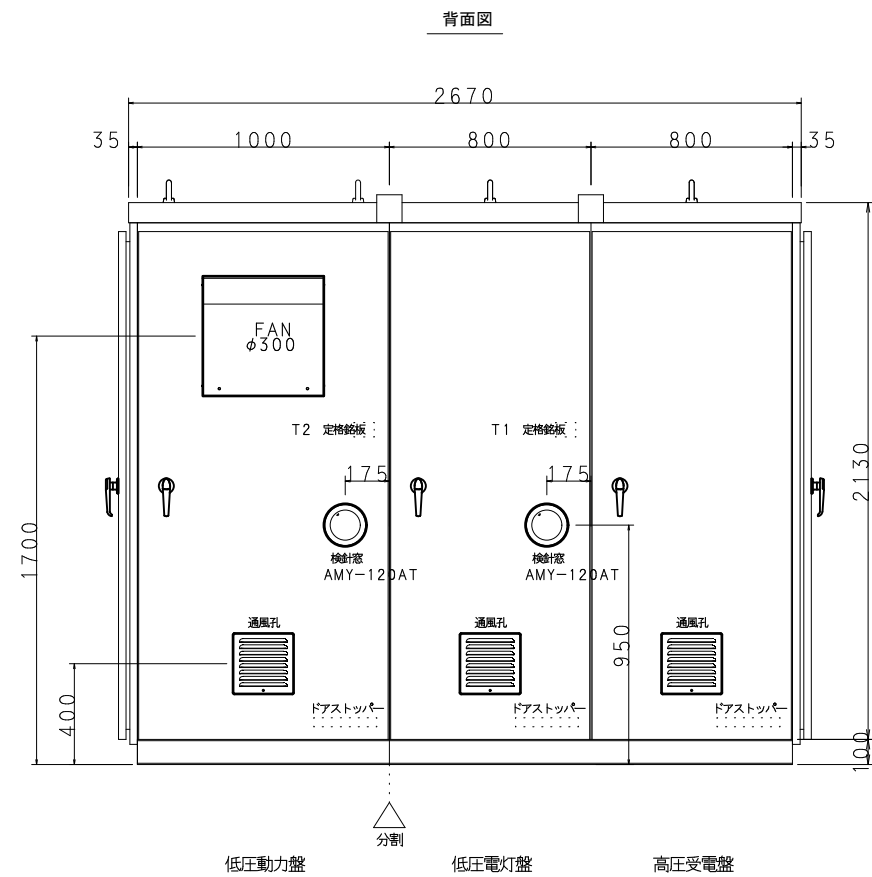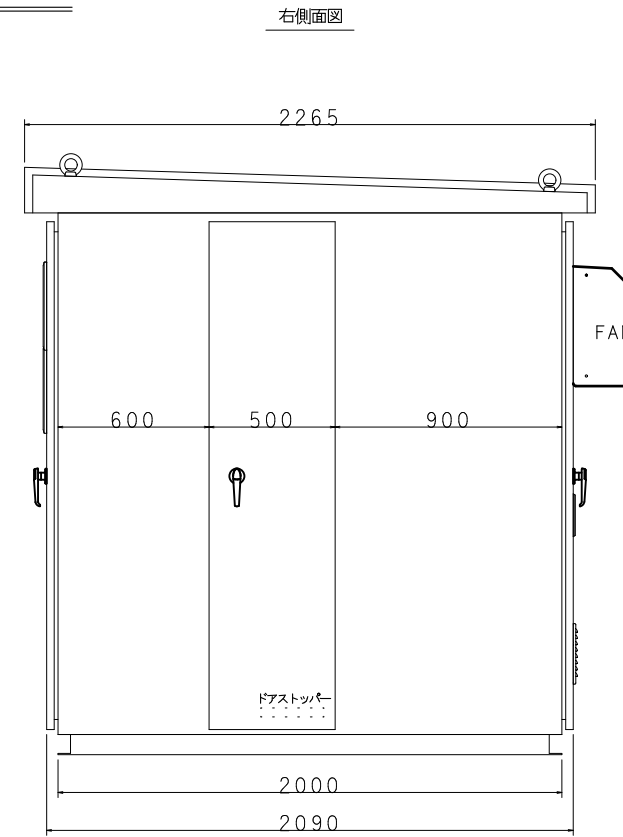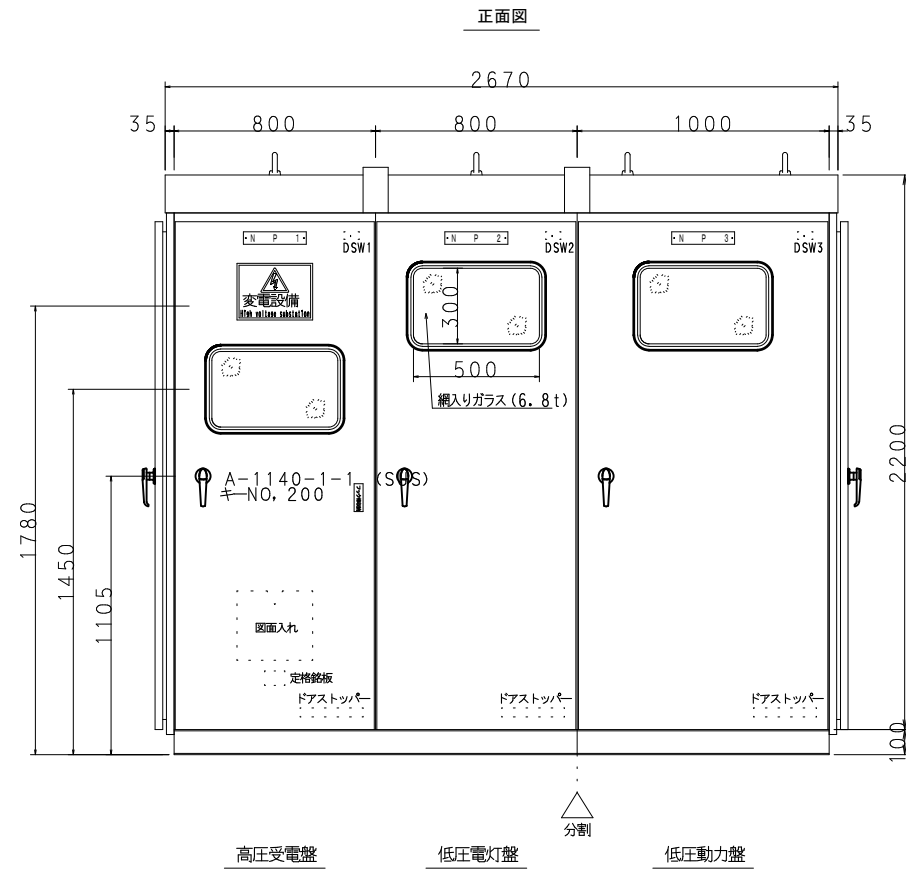

構造	屋外防水自立型
塗装色	5Y7/1 半ツヤ
本体板厚	SUS2.0t
扉板厚	SUS2.0t
底板板厚	SUS1.5t
機器取付板	SPC2.3t以上
ベース	SUS4.0t

図面番号	第 4 号	図面総数	全 7 葉			
工事名称	大桑島排水機場機械設備改良工事					
図 面	高圧受変電設備 外形図（参考図） 縮尺 -					
作製年月日	令和8年7月	所属年数	令和8年度			
係 員	課長	主幹	副課長	係長	設計-製図	照査
鳴門市 都市建設部 土木課						




高圧受変電設備 配置図（参考図）

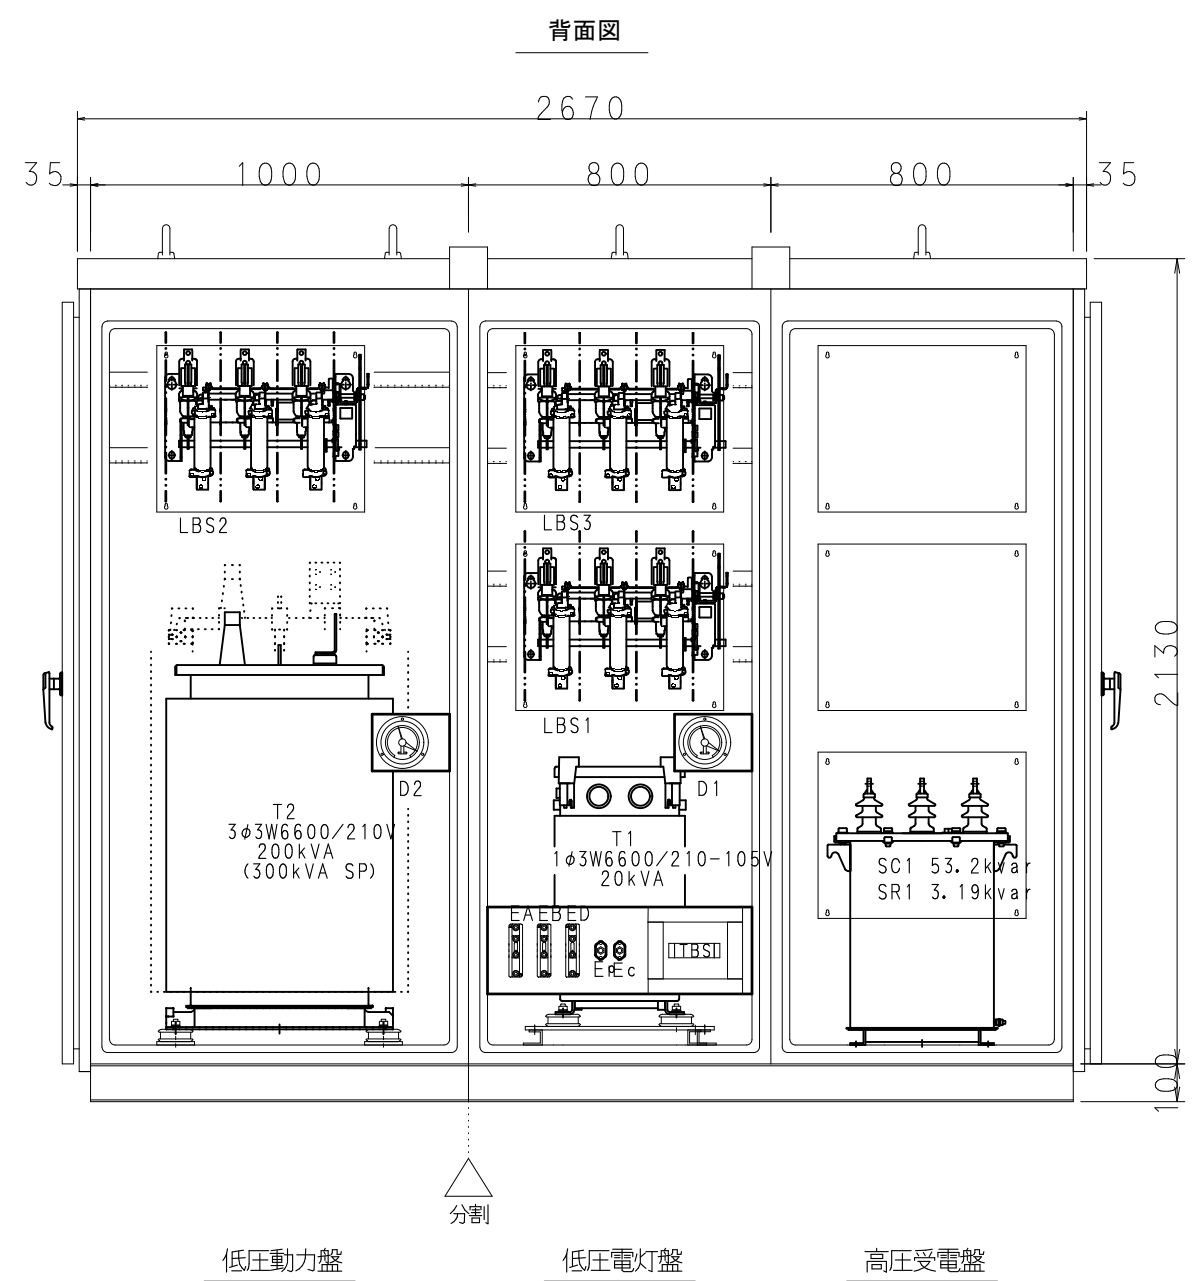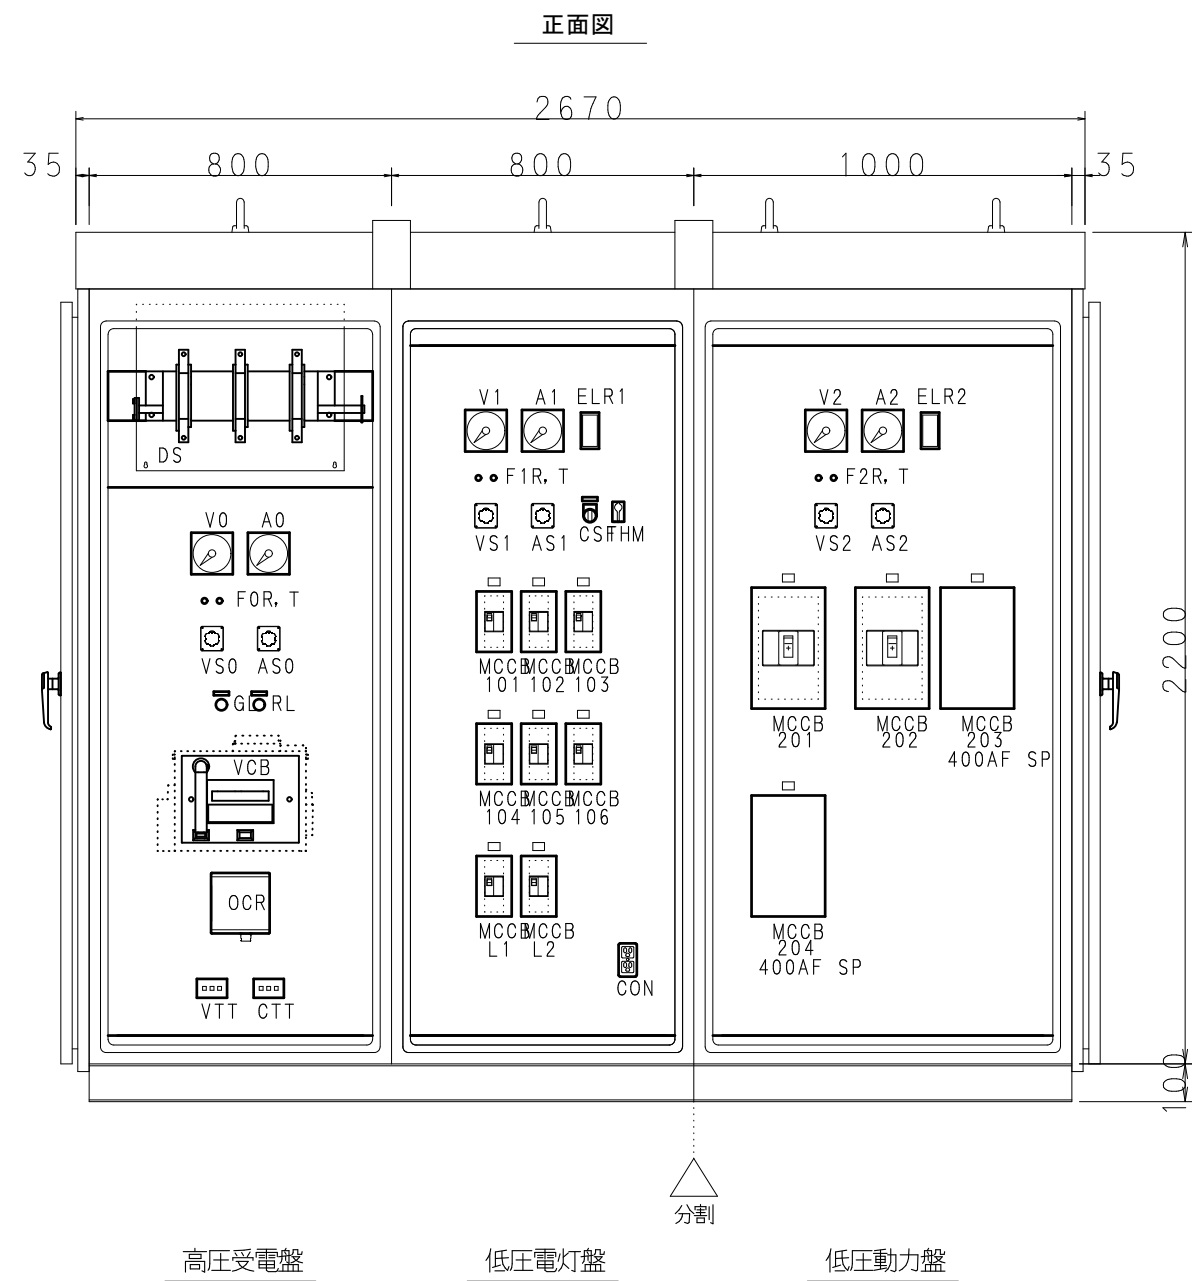

アクリル製 銘板			
記号	記入文字	サイズ	枚数
NP 1	高圧受電盤	250*50*5 t	1
NP 2	低圧電灯盤	250*50*5 t	1
NP 3	低圧動力盤	250*50*5 t	1
GL	切	40*10*2 t	1
RL	入	40*10*2 t	1
CS F	換気扇	40*10*2 t	1
CS F	入 切 自動	φ30メガネ	1

図面番号	第 5 号	図面総数	全 7 葉			
工事名称	大桑島排水機場機械設備改良工事					
図 面	高圧受変電設備 配置図（参考図） 縮尺 -					
作製年月日	令和8年7月	所属年数	令和8年度			
係 員	課長	主幹	副課長	係長	設計・製図	照査
鳴門市 都市建設部 土木課						


高压受变电設備 結線図 (参考図)

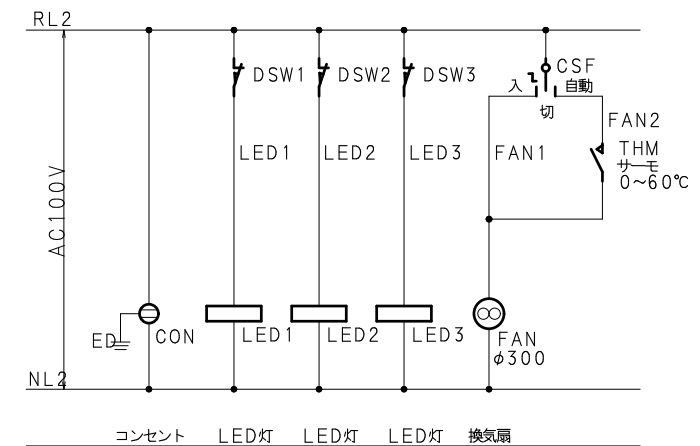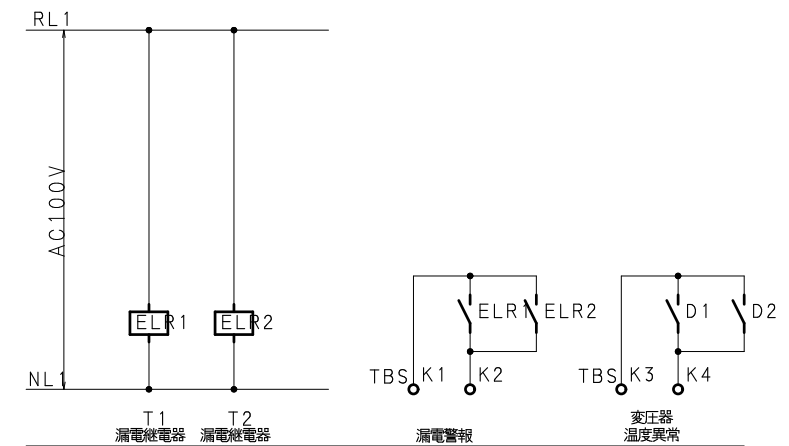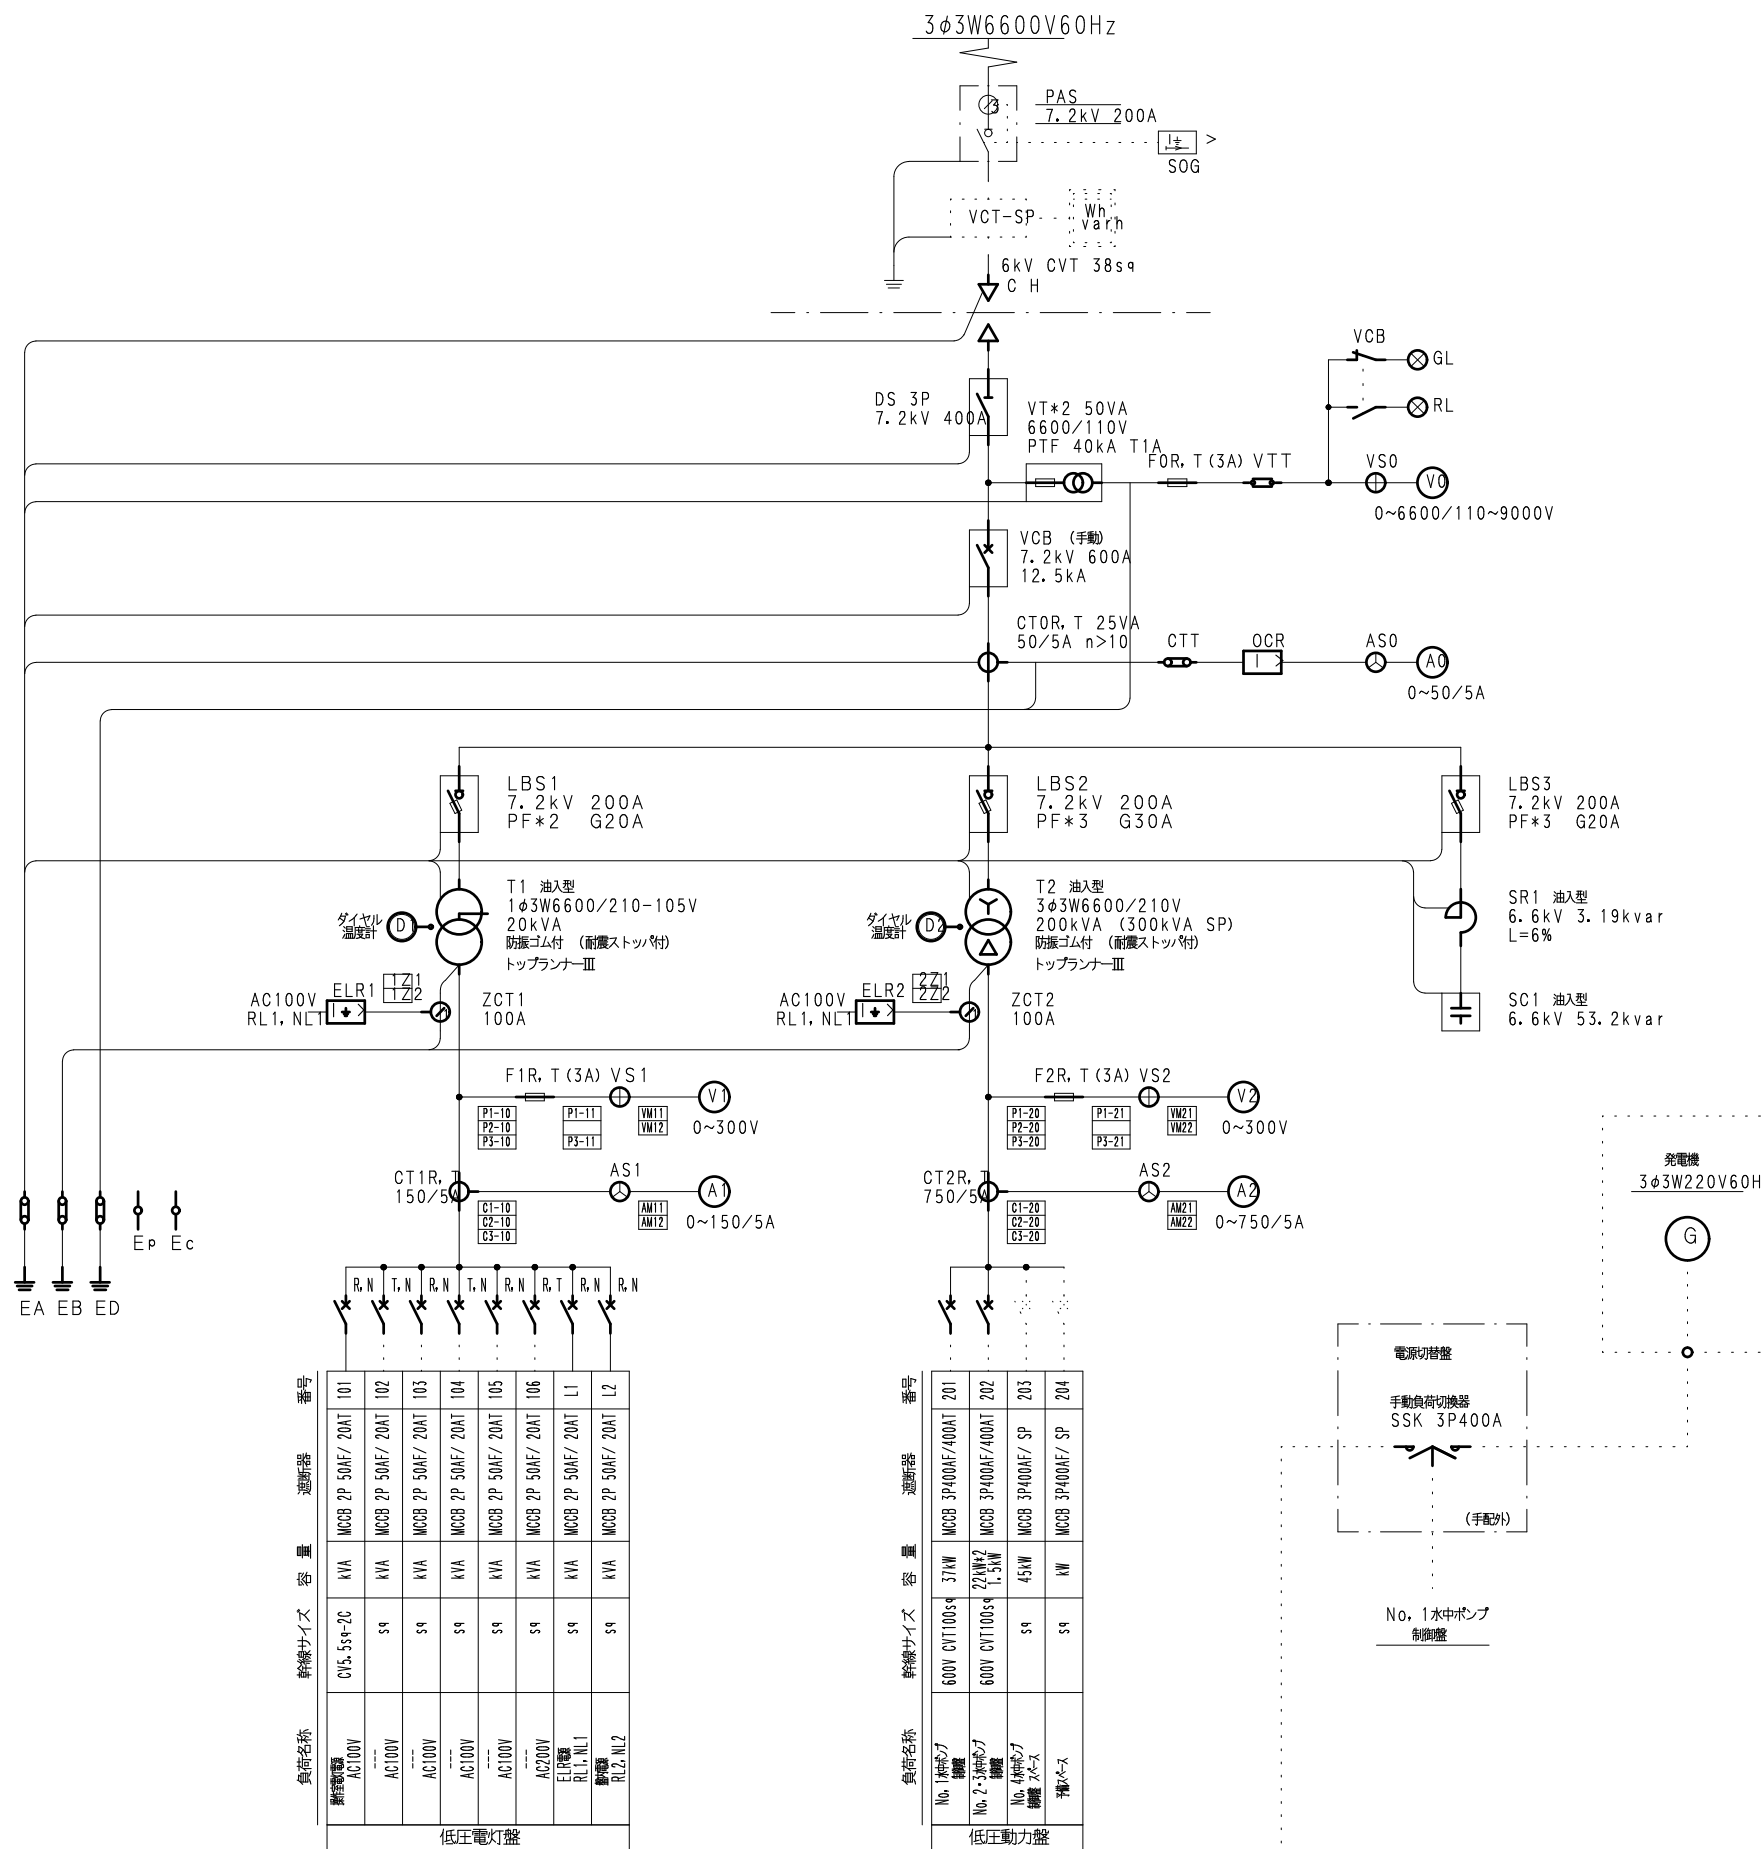

図面番号	第 6 号	図面総数	全 7 葉			
工事名称	大桑島排水機場機械設備改良工事					
図 面	高圧受変電設備 結線図（参考図）					
作製年月日	令和8年7月	所属年数	令和8年度			
係 員	課長	主幹	副課長	係長	設計・製図	照査

鳴門市 都市建設部 土木課

高圧受変電設備 高圧計器展開図（参考図）

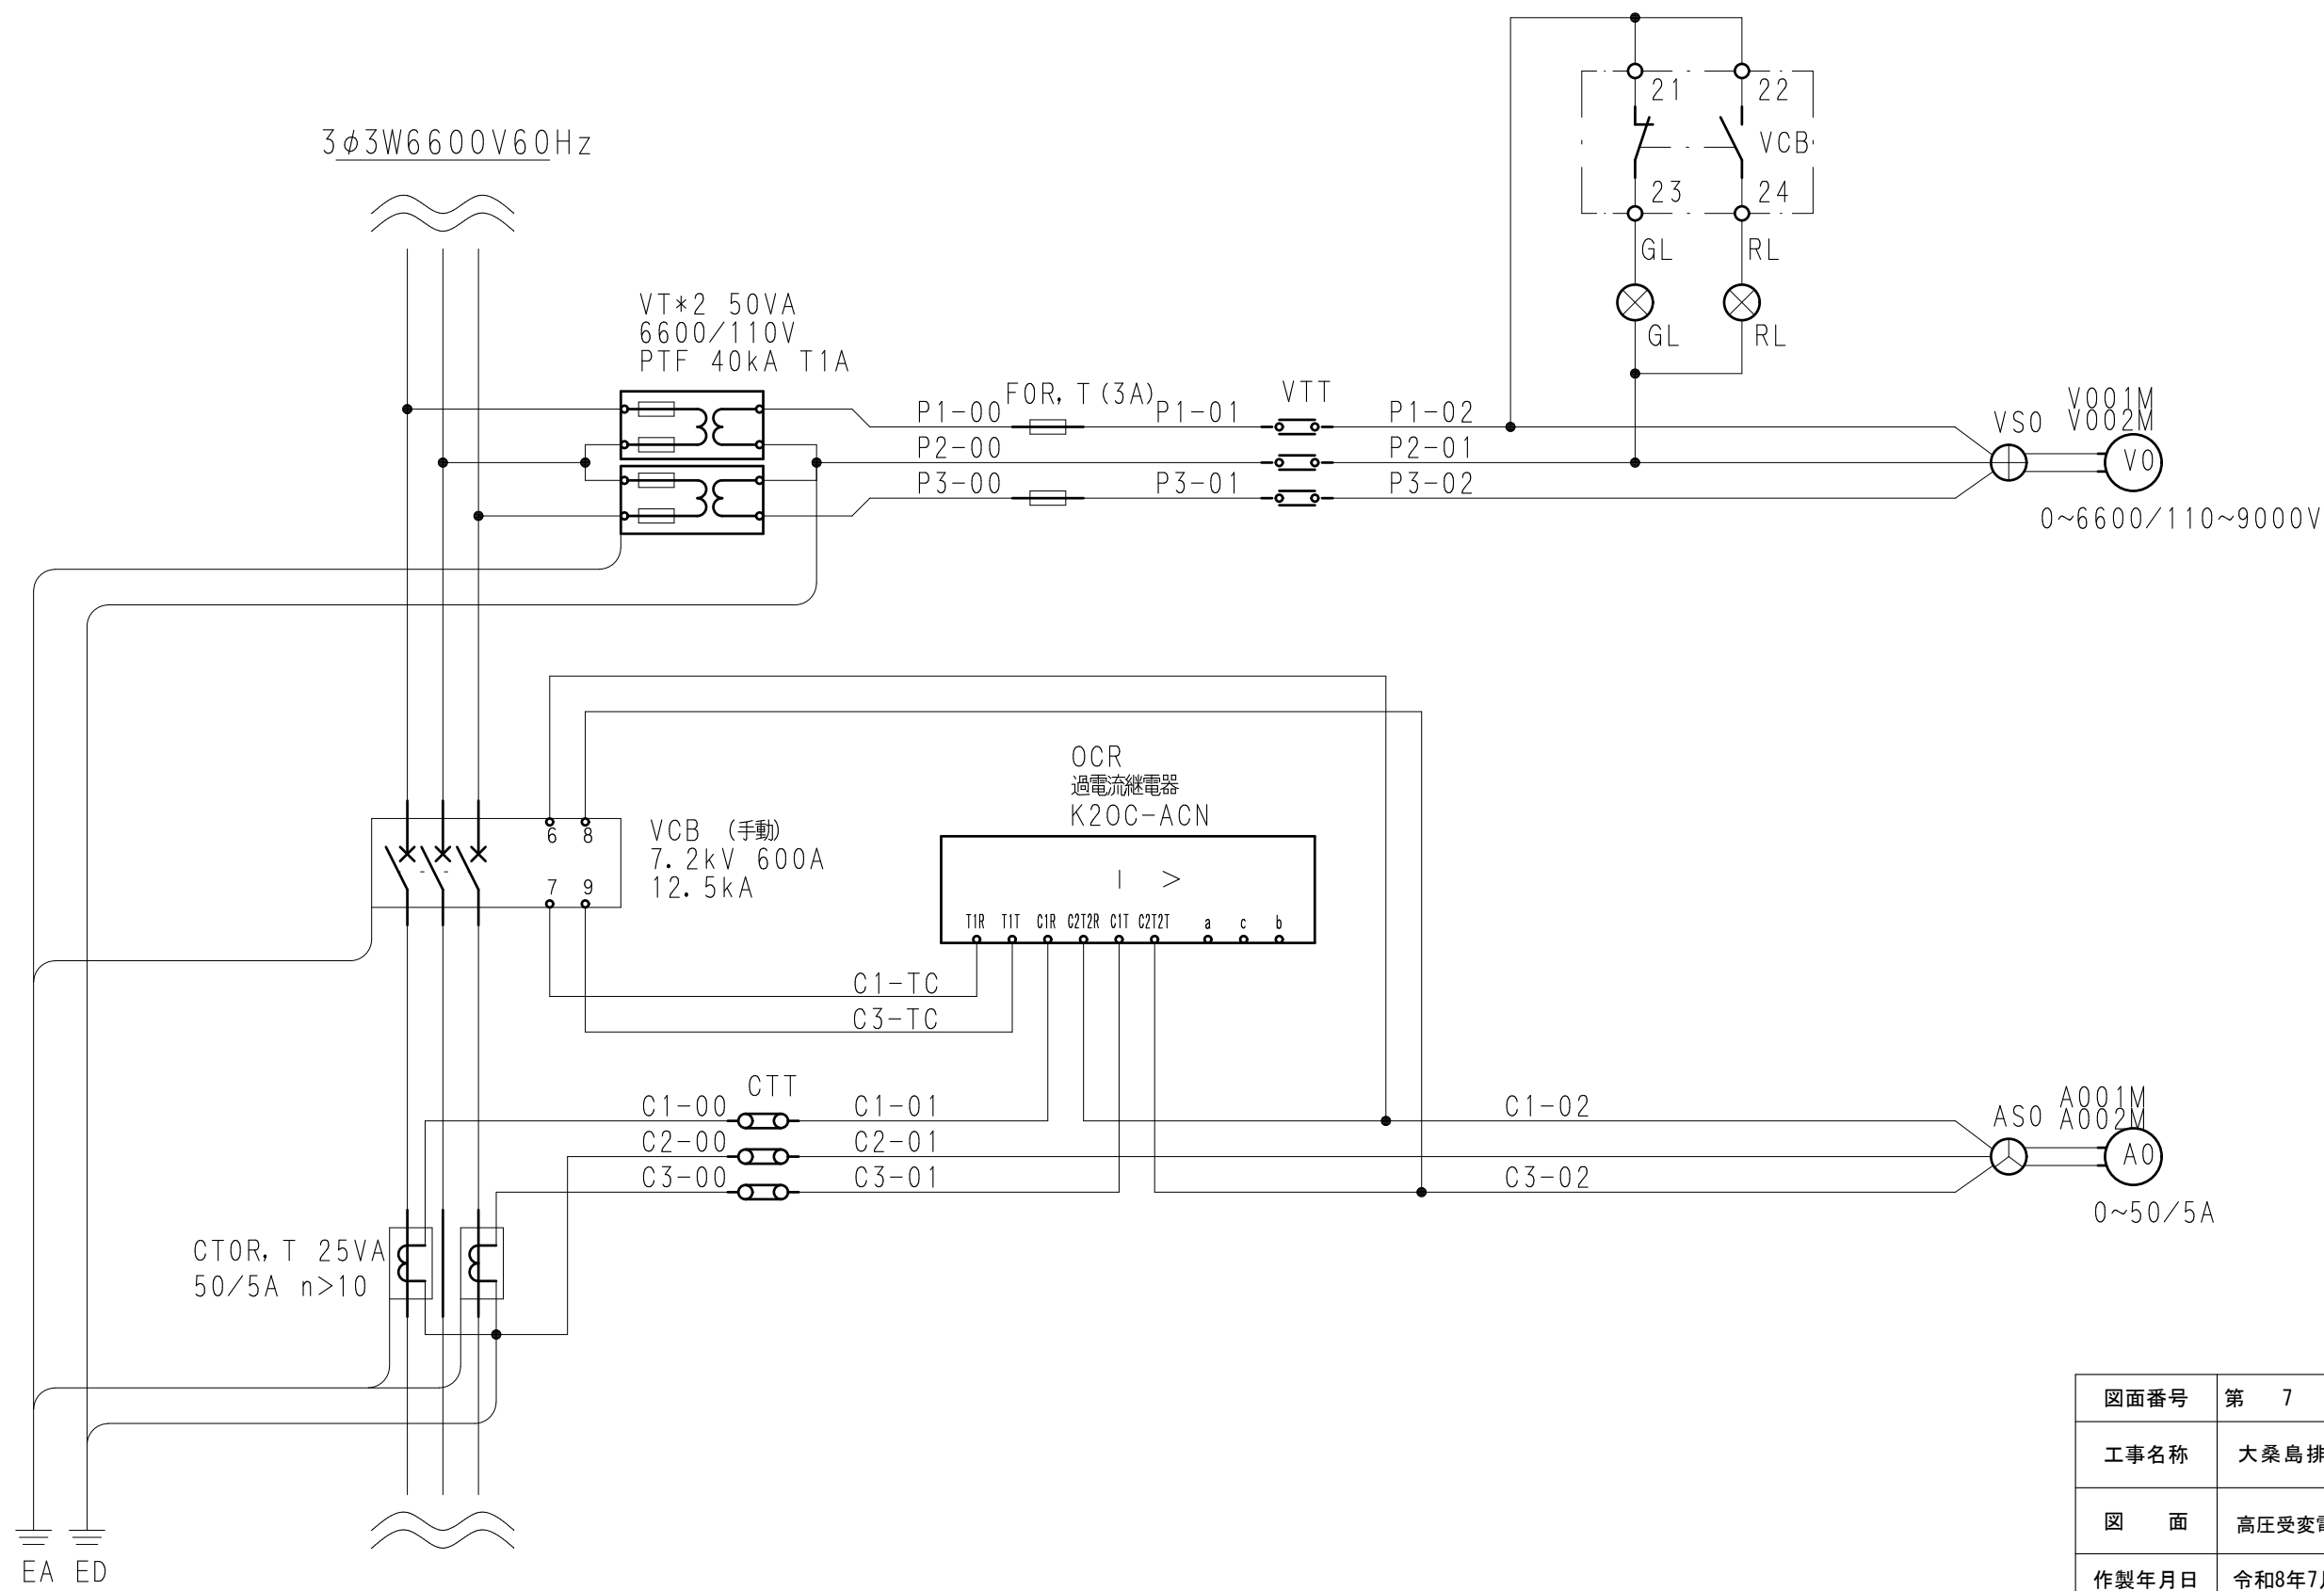

図面番号	第 7 号	図面総数	全 7 葉			
工事名称	大桑島排水機場機械設備改良工事					
図 面	高圧受変電設備 高圧計器展開図（参考図）					
作製年月日	令和8年7月	所属年数	令和8年度			
係 員	課長	主幹	副課長	係長	設計・製図	照査
鳴門市 都市建設部 土木課						